



位置図

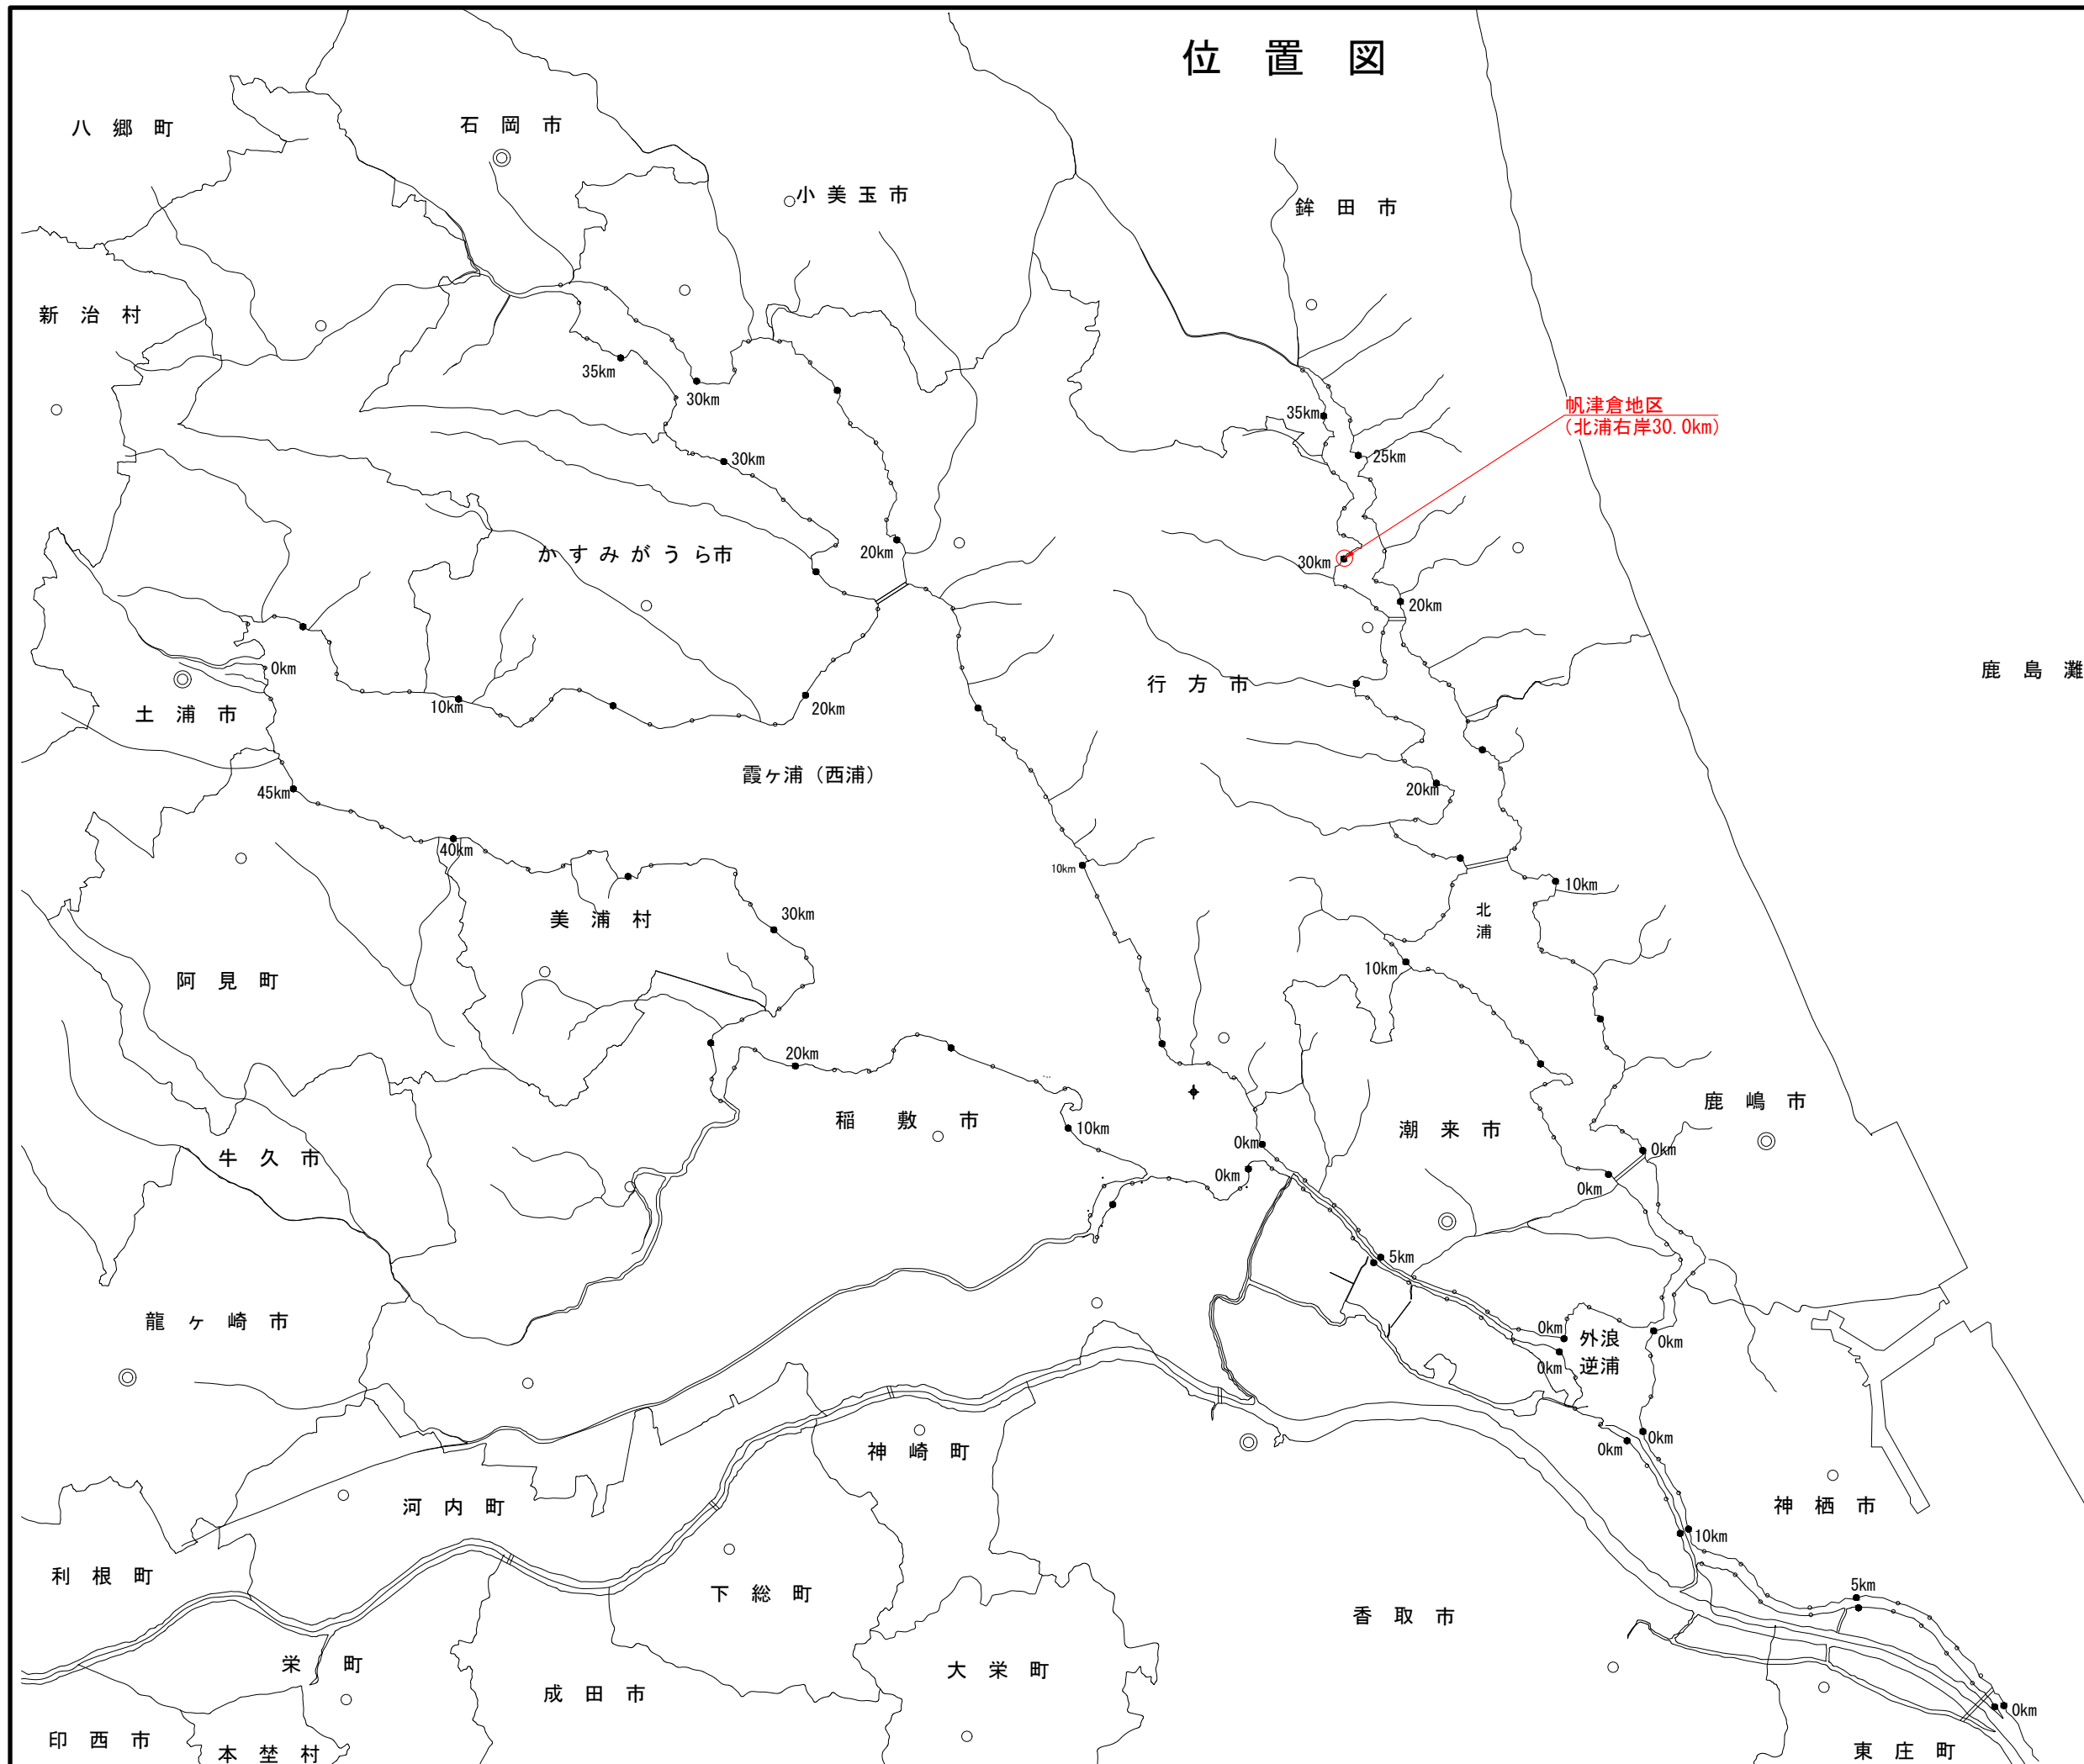


工 事 名	
名 称 位 置 図	
登録番号	整理番号 1 / 9
独立行政法人水資源機構	利根川下流総合管理所

帆津倉地区 標識灯設置平面図

S=1:1,000

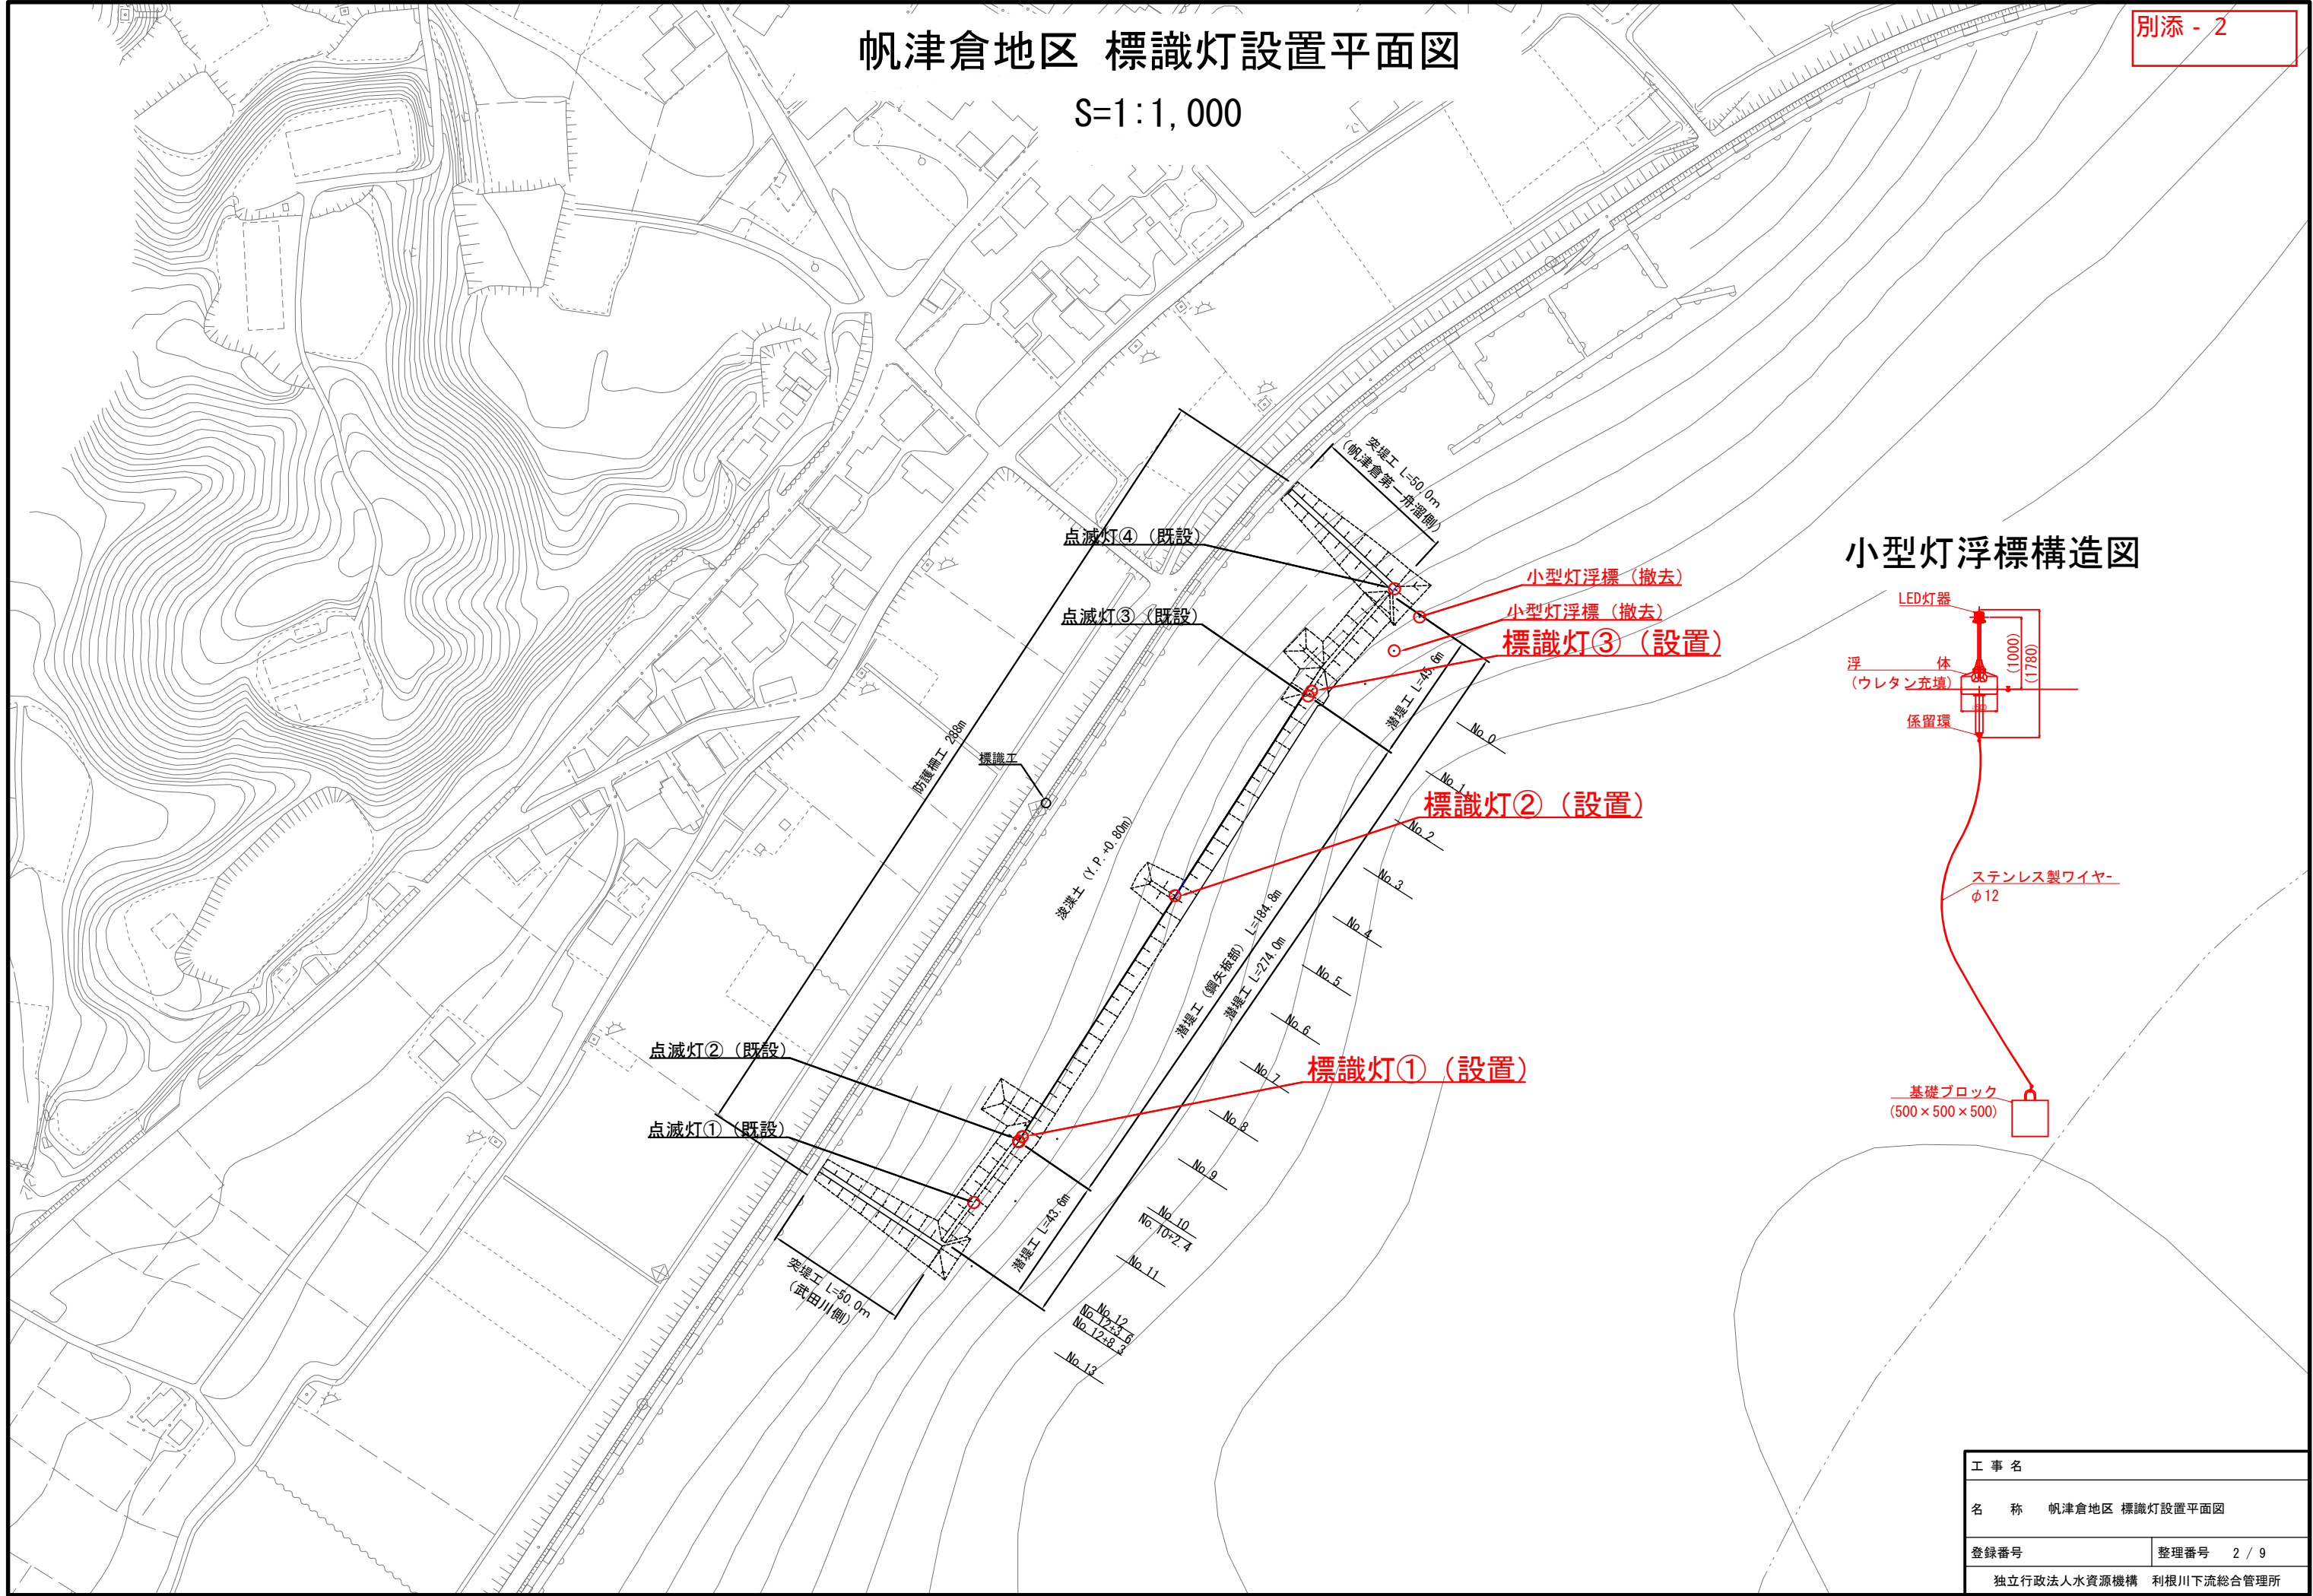


小型灯浮標構造図

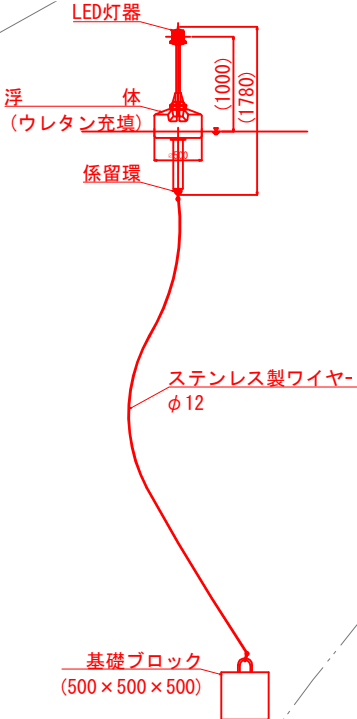


工事名	
名称 帆津倉地区 標識灯設置平面図	
登録番号	整理番号 2 / 9
独立行政法人水資源機構 利根川下流総合管理所	

標識灯設置詳細図


平面图 S=1:50

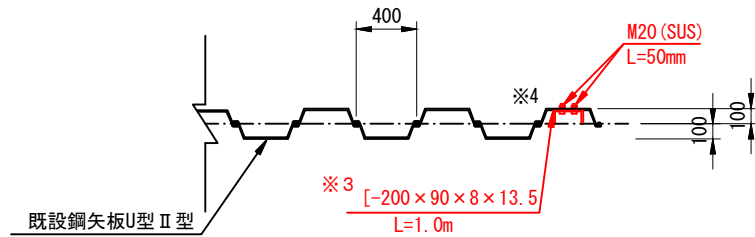


側面図 S=1:50

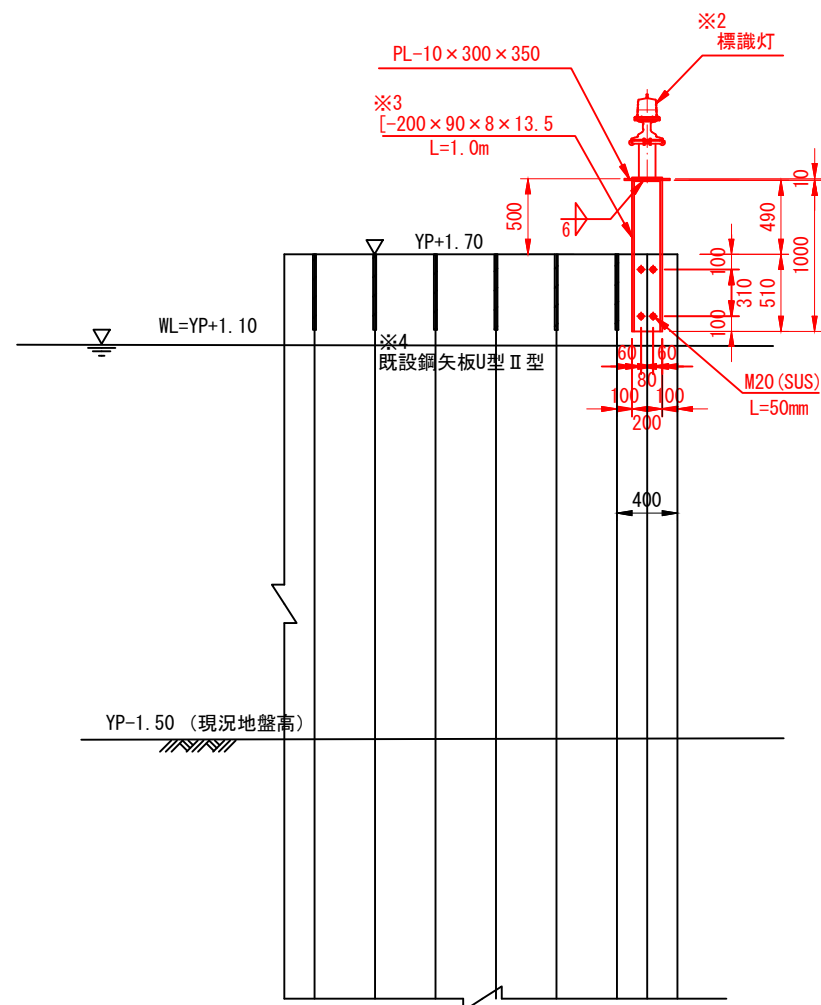


PL取付平面図 S=1:50

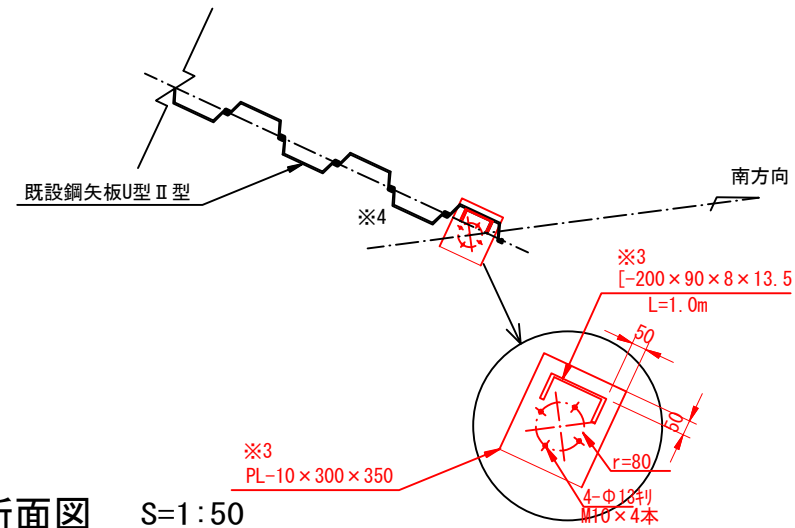


断面図 S=1:50

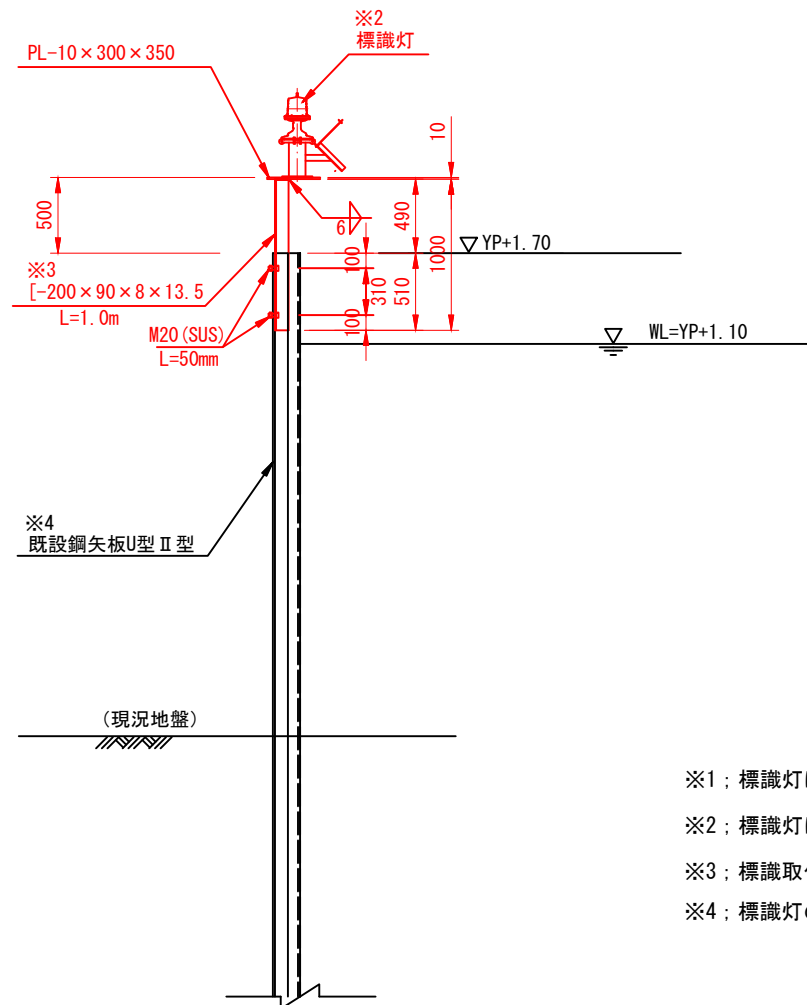

標識灯詳細図 S=1:10

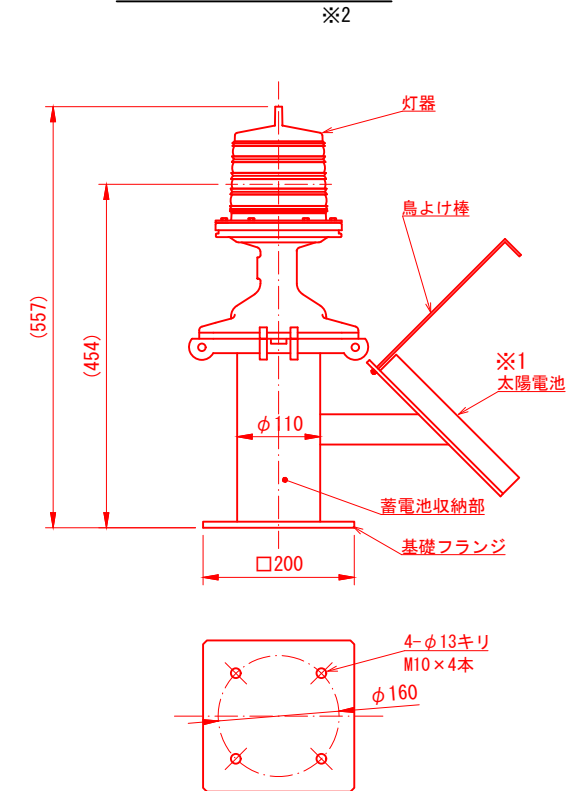

標識灯設置箇所位置図

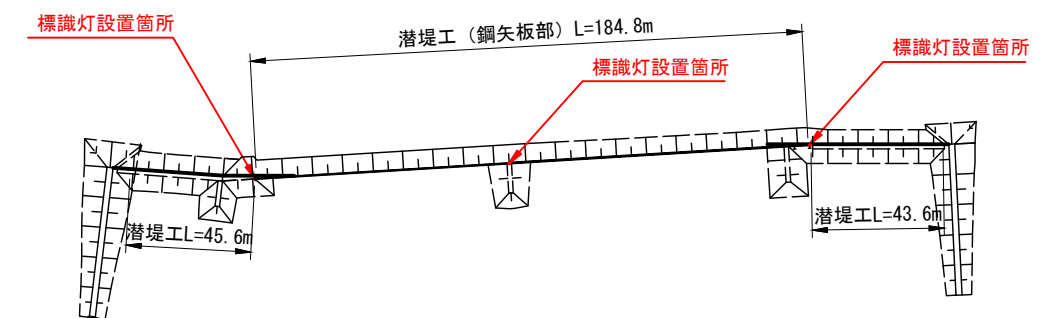

- ※1；標識灯は太陽電池が南向きとなるように設置すること。
- ※2；標識灯については図示同等品とし、別材を使用するときは協議すること。
- ※3；標識取付用鋼材については溶融亜鉛メッキを施すこと。
- ※4；標識灯の設置については、鋼矢板の向きを確認し設置するものとする。

縮尺についてはA3版として表示してある

工 事 名	
名 称 標識灯設置詳細図	
登録番号	整理番号 3 / 9
独立行政法人水資源機構 利根川下流総合管理所	