

工 事 概 要 図

S=図示

図 面 目 録

番号	図面名称	登録番号	整理番号
1	工事概要図	—	001
2	トイレ排水管修繕工（現況施設撤去図）	—	002
3	トイレ排水管修繕工（復旧図）	—	003
4	玄関自動ドア改造工（施工図）	—	004
5	車庫棟シャッター撤去工（撤去図）	—	005
6	付帯施設修繕工（修繕図）	—	006
7	管理所内LED照明更新工（1, 2階平面図）	—	007
8	管理所内LED照明更新工（3, R階平面図）	—	008
9	管理所内LED照明更新工（外構平面図）	—	009
10			

計 画 概 要

1. 工事名：管理庁舎周辺修繕工事
2. 工事場所：千葉県香取郡東庄町新宿2276番地
水資源機構 利根川河口堰管理所
3. 工事内容：

3-1. 建築設備改修工事

▪ 1Fトイレ排水管修繕工 一式

▪ 玄関自動ドア改造工 一式

▪ 車庫棟シャッター撤去工 一式

▪ 付帯施設修繕工 一式


▪ 発生材処理 一式

3-2. 電気設備改修工事


▪ 管理所内LED照明更新工 一式

▪ 発生材処理 一式

管 理 所 平 面 図

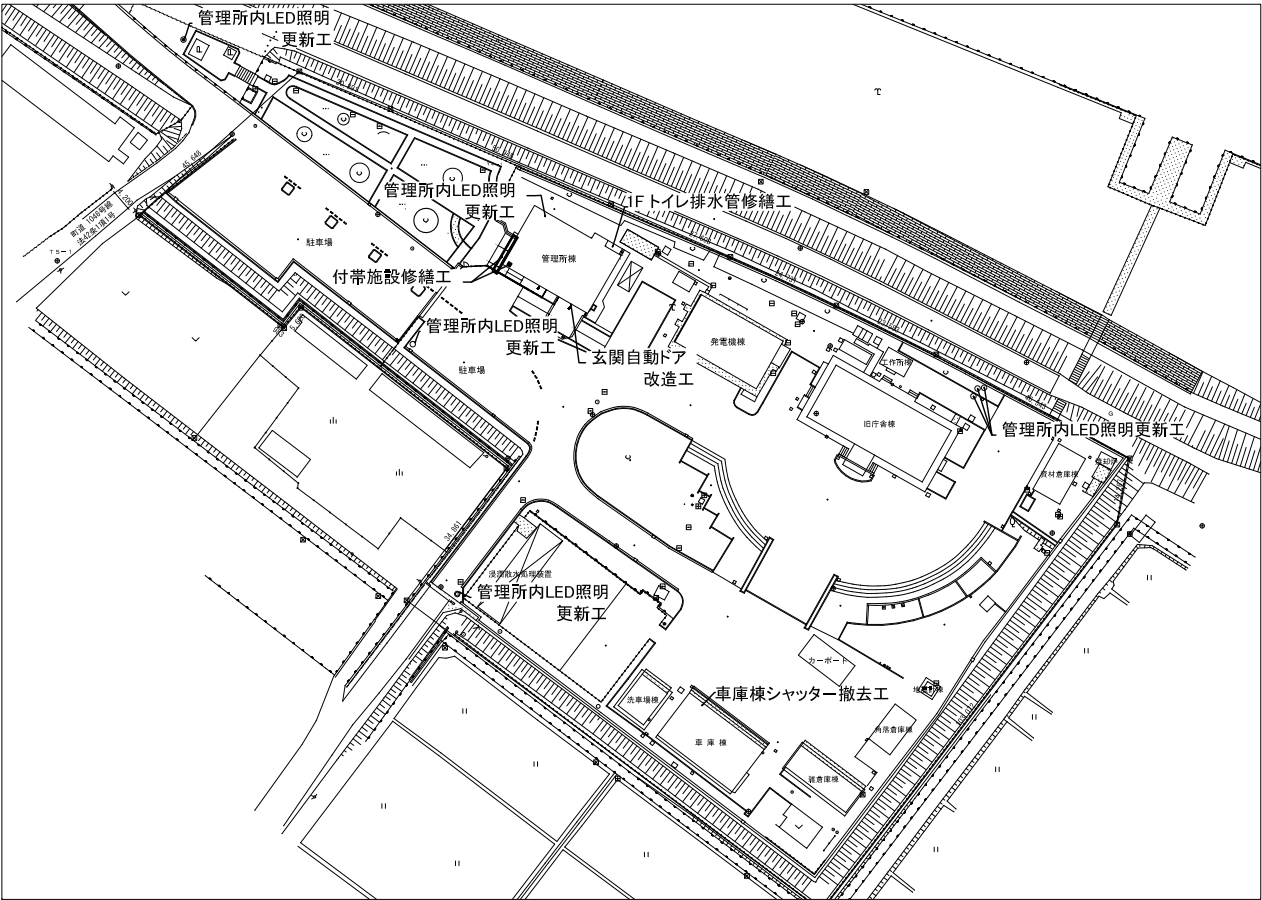

案 内 図

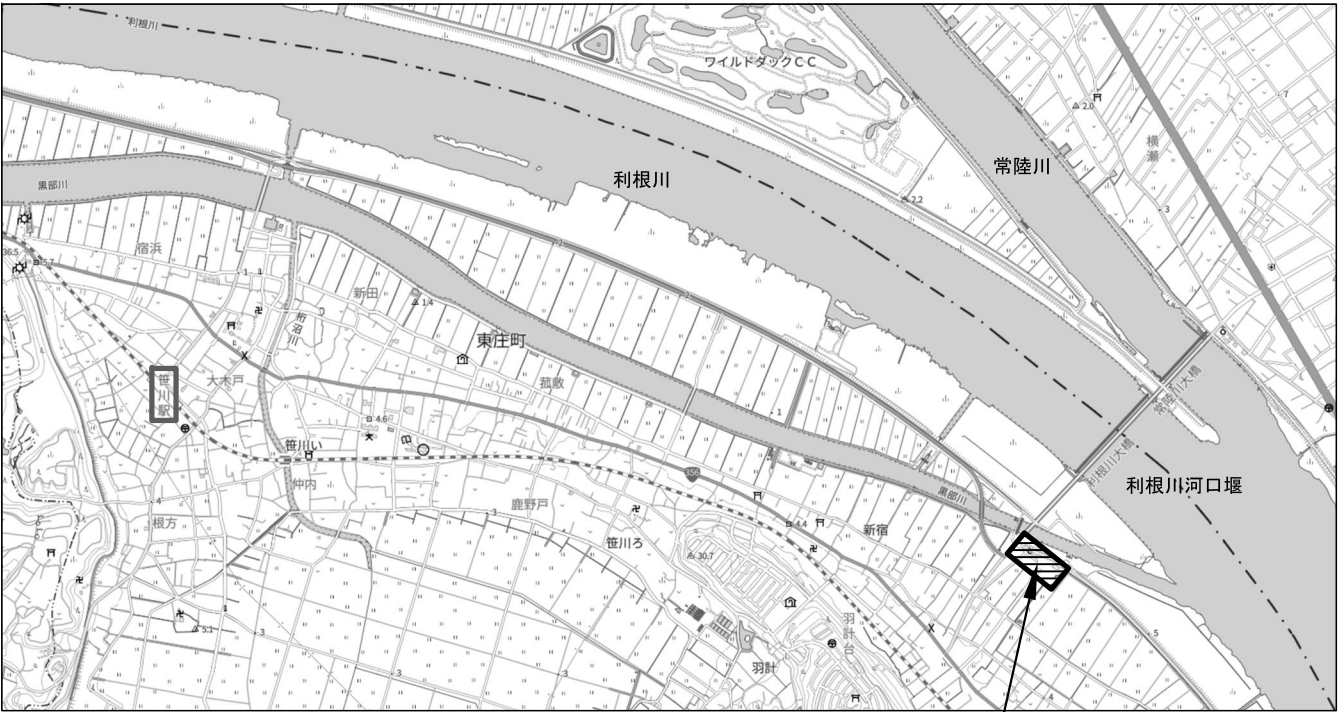


水資源機構 利根川下流総合管理所
利根川河口堰管理所

※図面は全てA1判を縮小したものである。


工事名 管理庁舎周辺修繕工事	
名 称 工事概要図	縮尺：図示
登録番号 —	整理番号 001
独立行政法人水資源機構 利根川下流総合管理所	

現況施設撤去図


S=図示

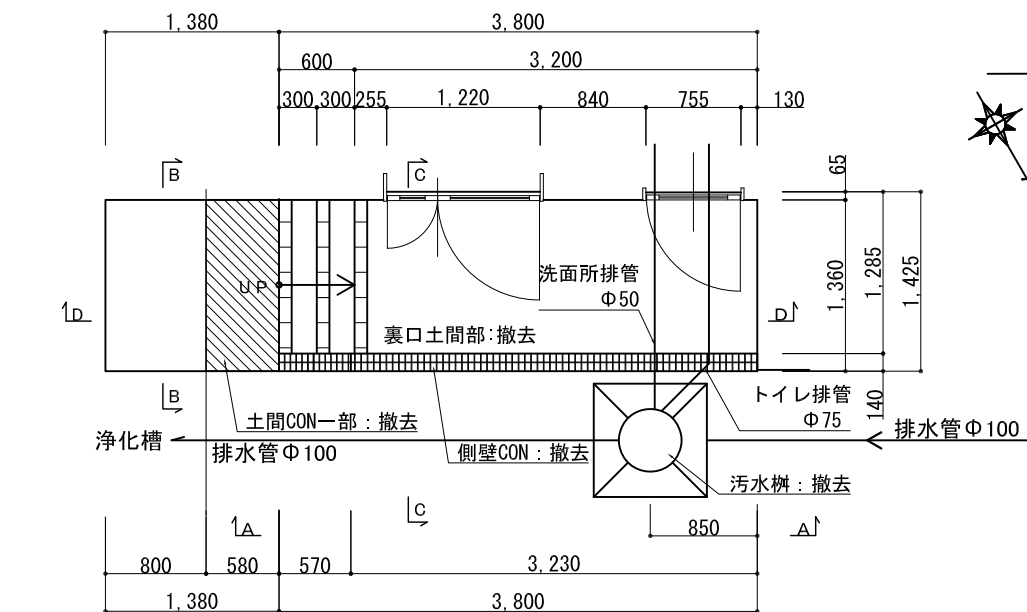


平面図 S=1:30

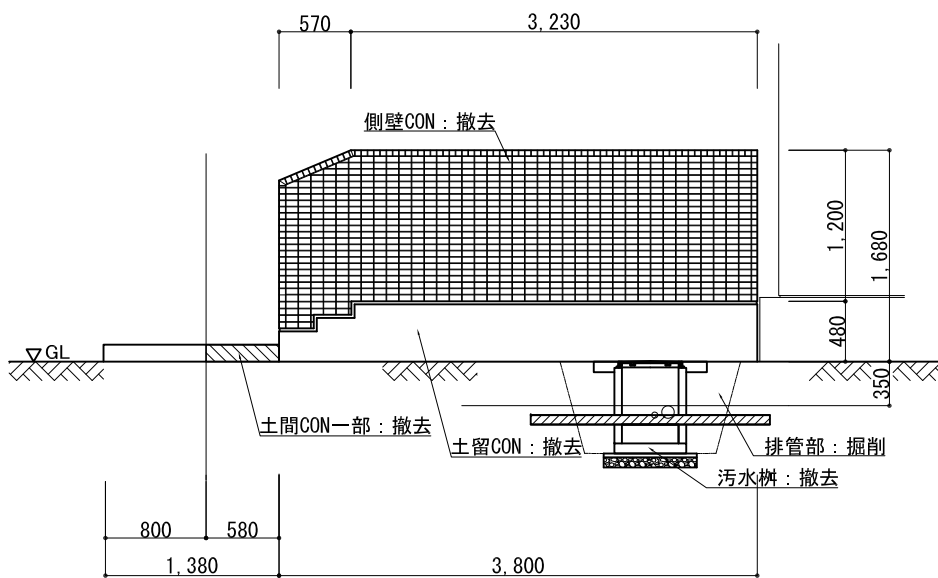


A-A断面図 S=1:30

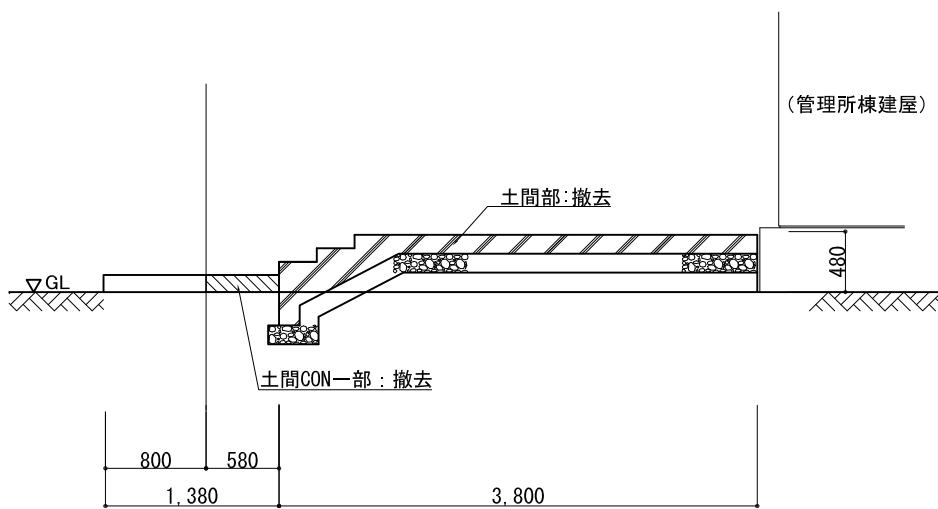

D-D断面図 S=1:30

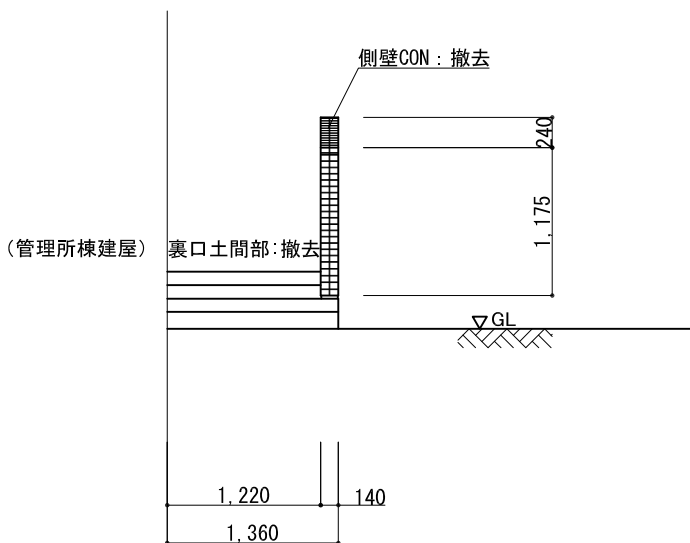


B-B断面図 S=1:30

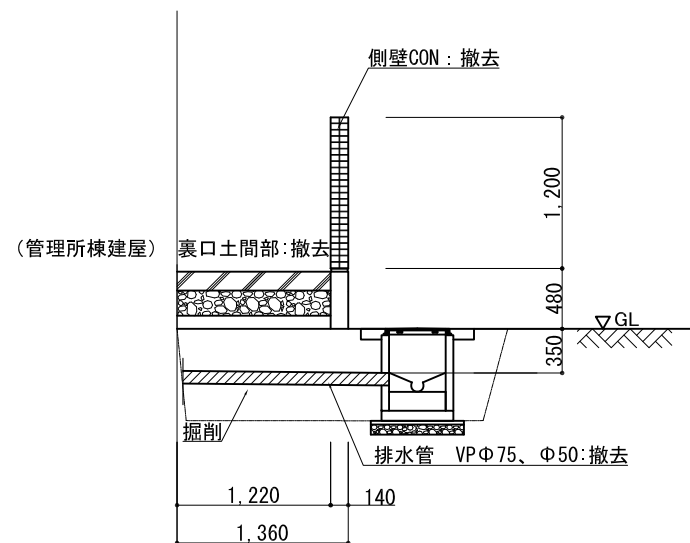


C-C断面図 S=1:30

注) 側壁部の張タイルは分別処分対象となるため
側壁コンクリートとは分離先行施行に務める。

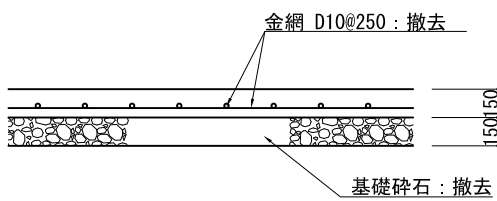

土間コンクリート断面図 S=1:20

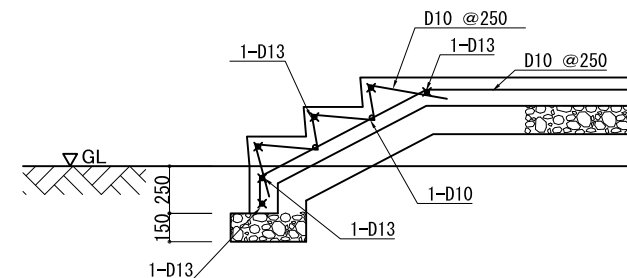


階段部断面図 S=1:20

※図面は全てA1判を縮小したものである。


工事名 管理庁舎周辺修繕工事	
名称 トイレ排水管路修繕工（現況施設撤去図） 縮尺：図示	
登録番号	—
整理番号	002
独立行政法人水資源機構 利根川下流総合管理所	

復 旧 図


S=図示

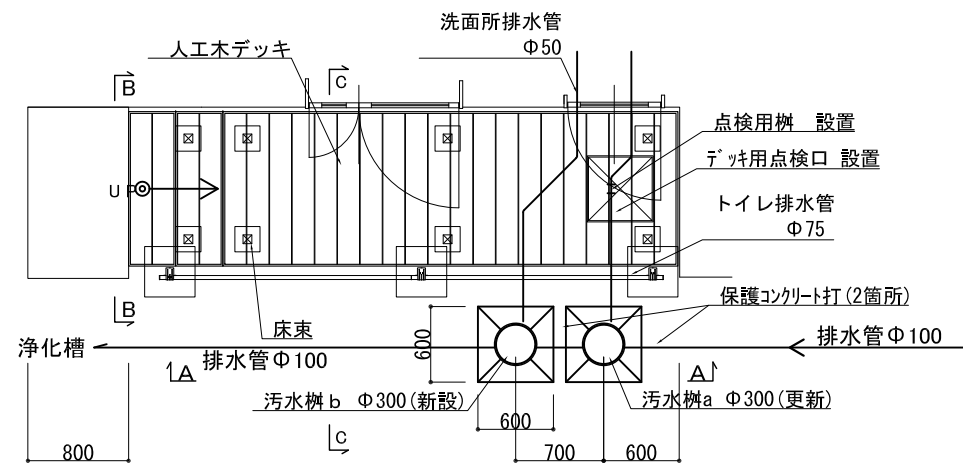

平面図 S=1:30

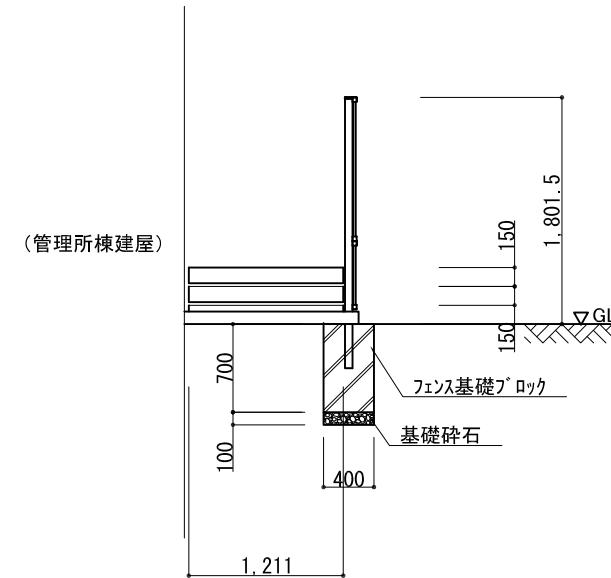

B-B断面図 S=1:30

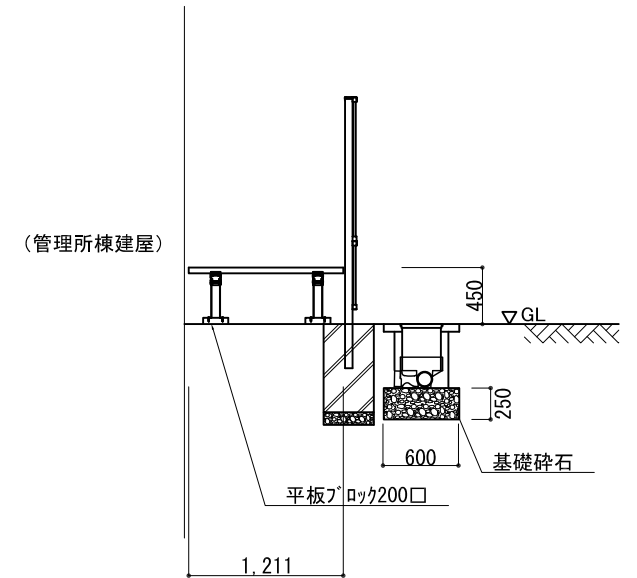


C-C断面図 S=1:30




デッキ姿図 S=1:30


注) 管理所棟とデッキ・フェンスの離隔距離は参考値とする。(現地状況により変動)

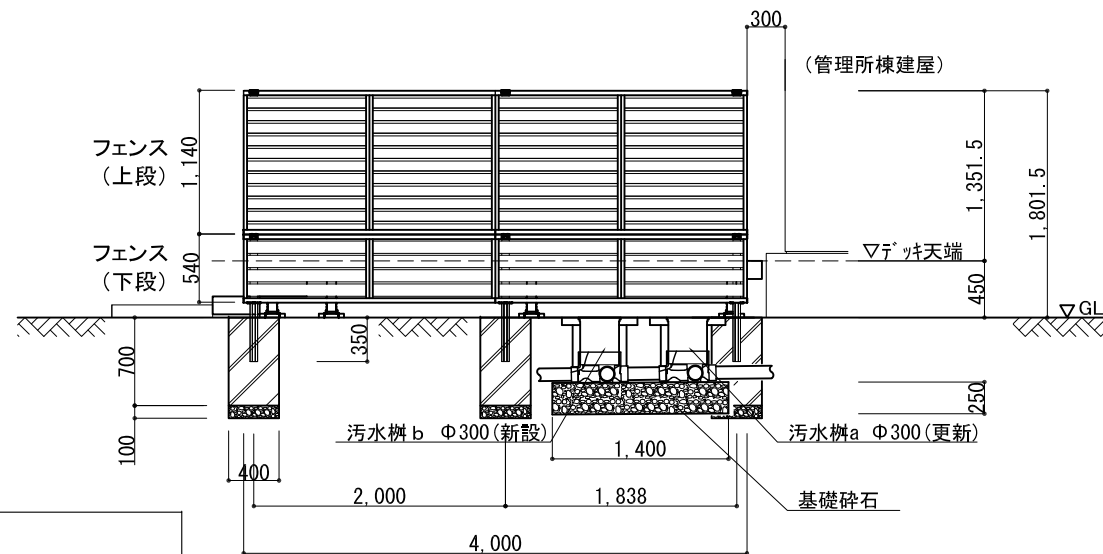


A-A断面図 S=1:30

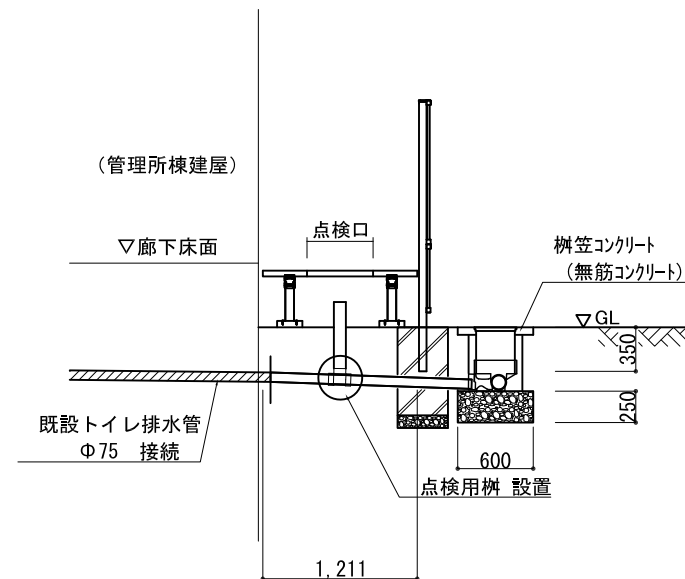

a 樹排水管敷設断面図 S=1:30

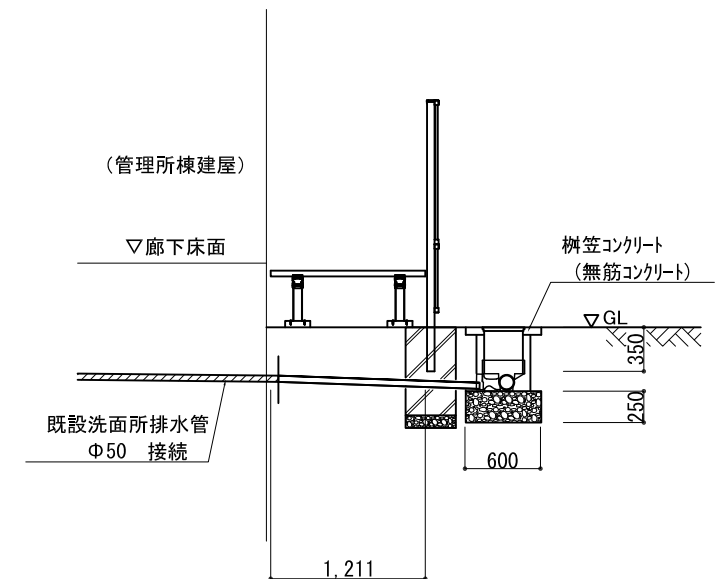

b 樹排水管敷設断面図 S=1:30

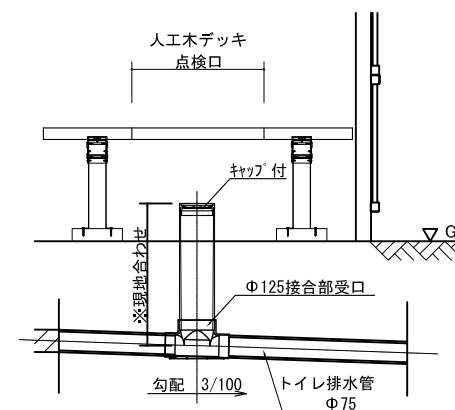

立上管部詳細図 S=1:15

※図面は全てA1判を縮小したものである。



特記事項

人工木デッキ: LIXIL 樹ら楽ステージ 3,616×1,211
フェンス: LIXIL フェンスAB (高強度仕様)
耐風圧強度42m/秒相当
L-4,000 H-1,801.5
2段施工 T-18(T-6, T-12)
T-6 (下段) YS3 (横リット③)
T-12 (上段) YL2 (横リット②)



工事名 管理庁舎周辺修繕工事	
名 称 トイレ排水管修繕工 (復旧図)	縮尺: 図示
登録番号 -	整理番号 003
独立行政法人水資源機構 利根川下流総合管理所	

施 工 図

S=図示

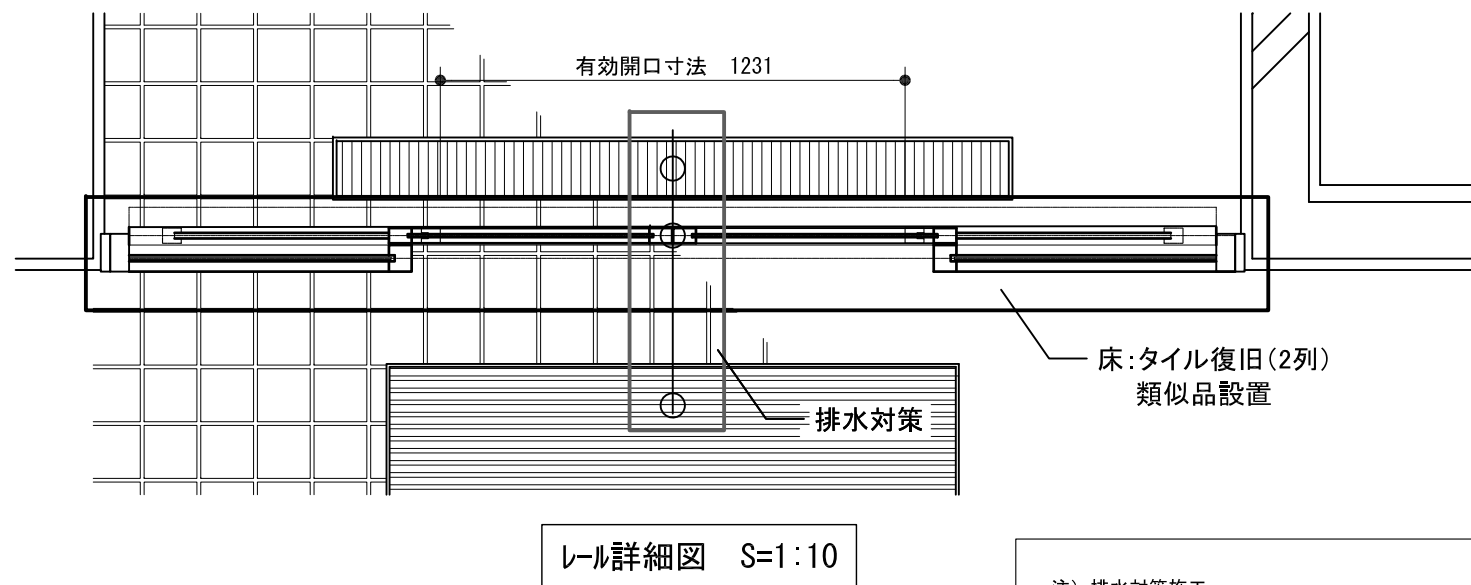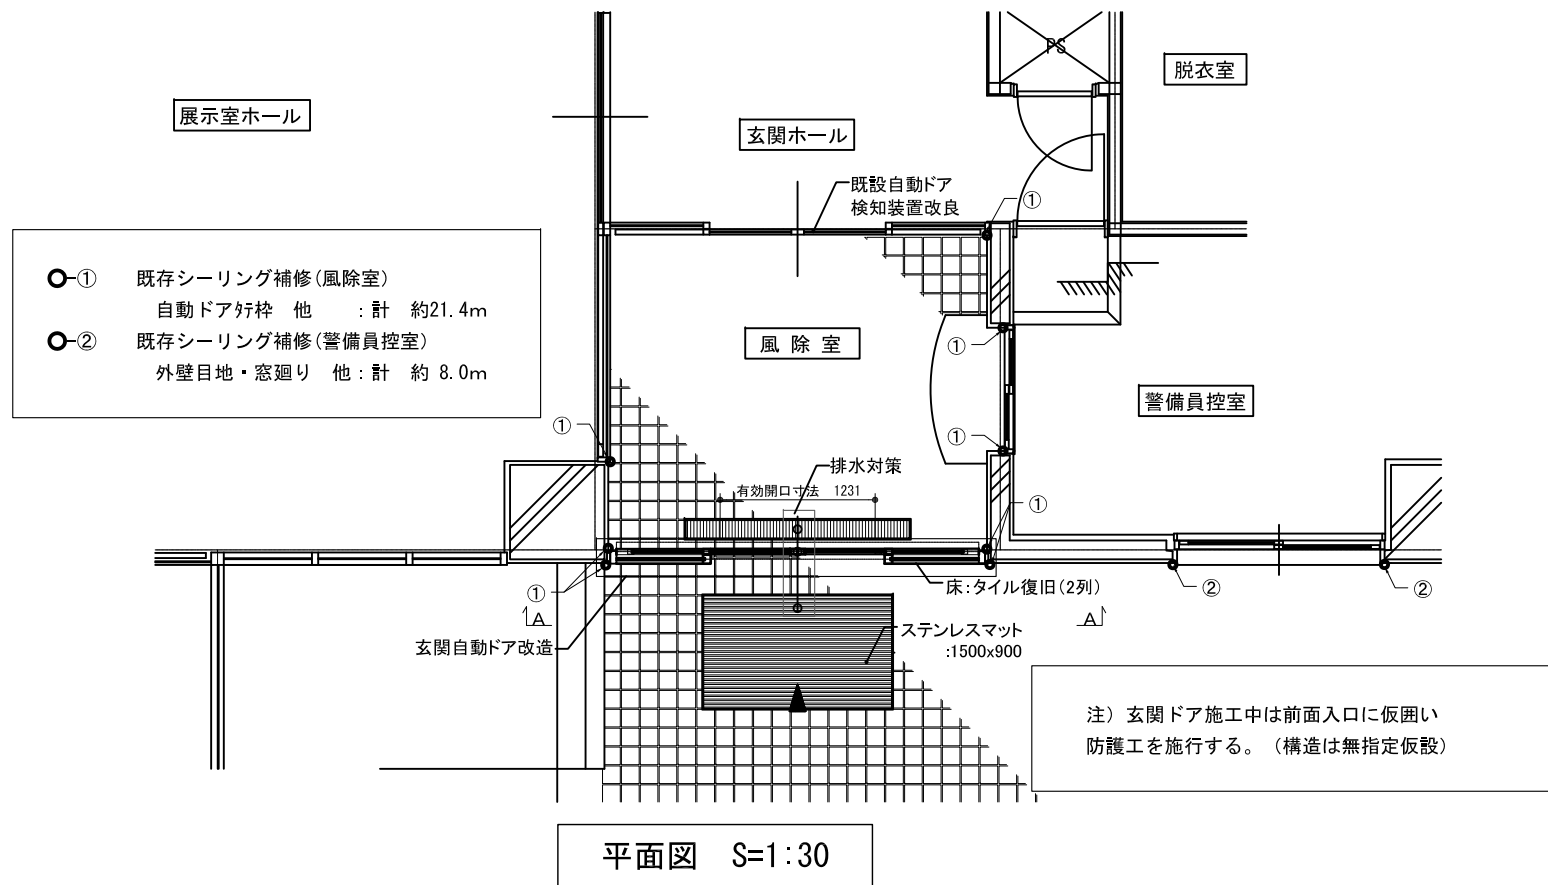

注) 排水対策施工
風除室入口部の排水、自動ドアレール部の排水を
前面入口部の排水施設への接続を施行する。

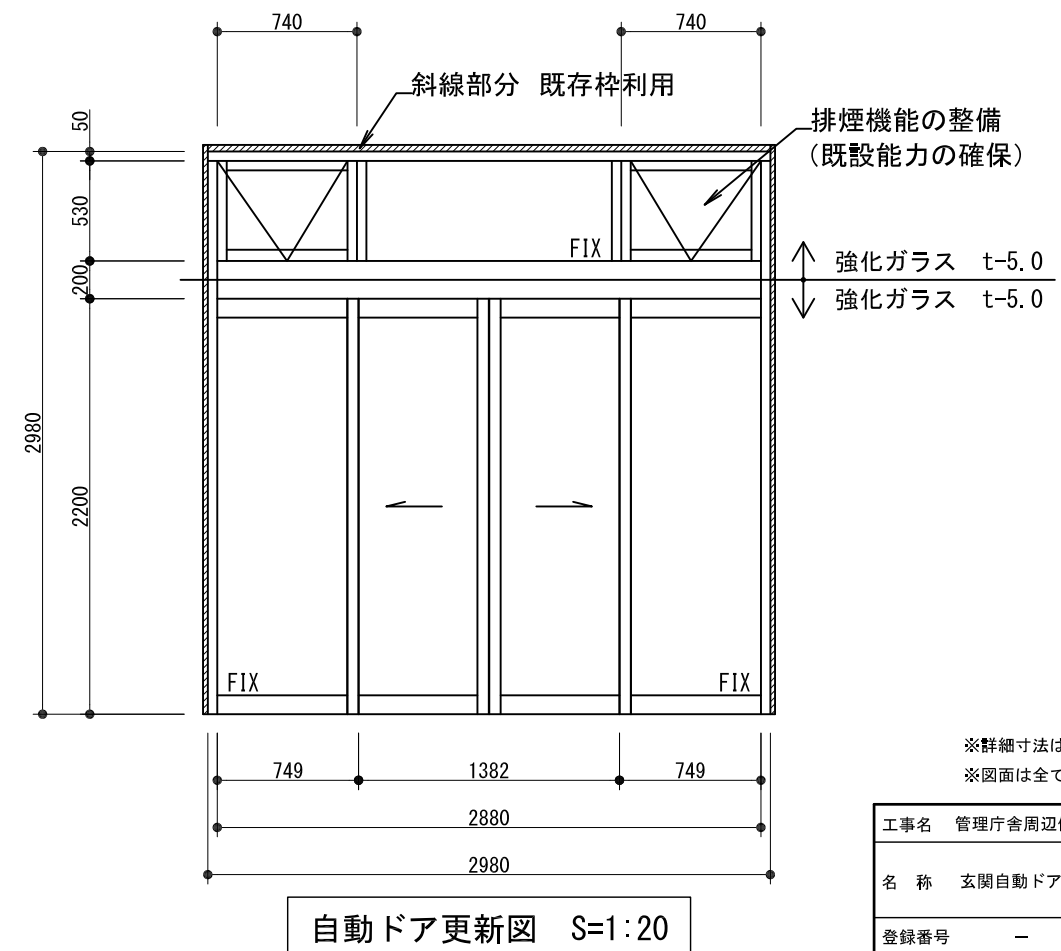
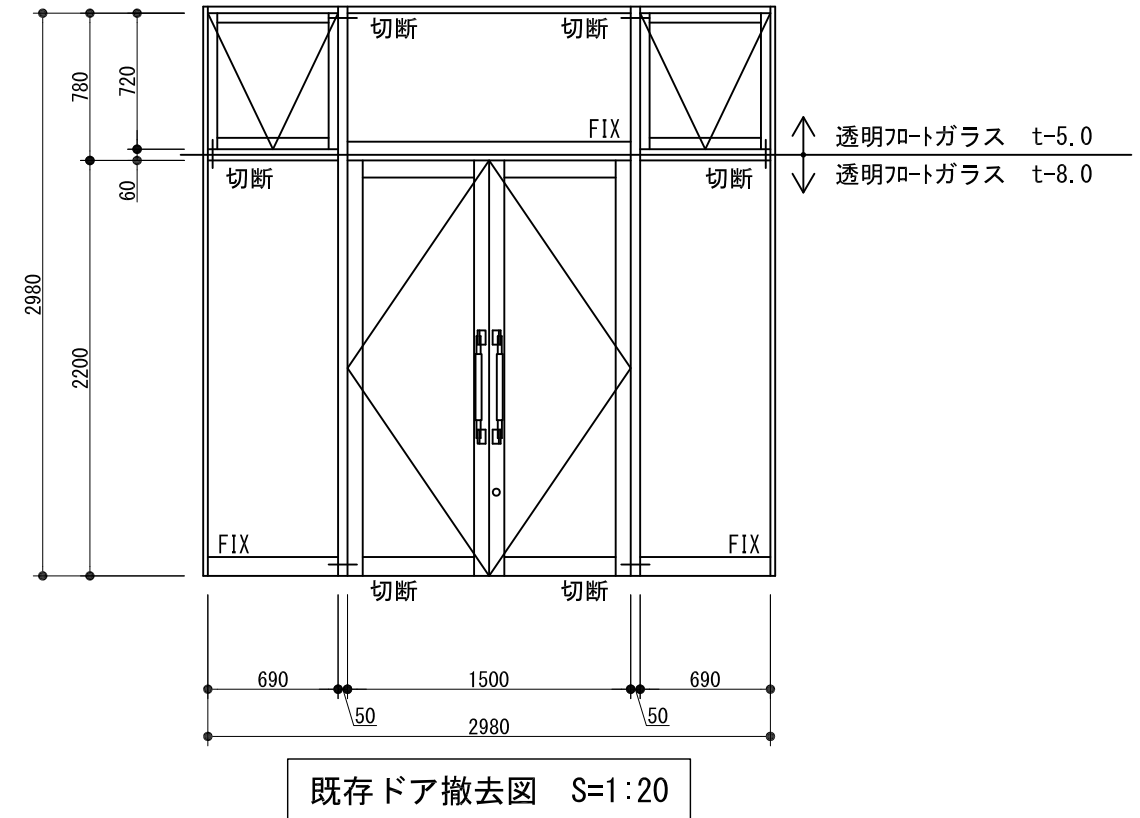


※詳細寸法は打合せの上決定とする。
※図面は全てA1判を縮小したものである。

工事名	管理庁舎周辺修繕工事		
名 称	玄関自動ドア改造工 (施工図)		縮尺: 図示
登録番号	—	整理番号	004
独立行政法人水資源機構 利根川下流総合管理所			

撤 去 図

S=1/60

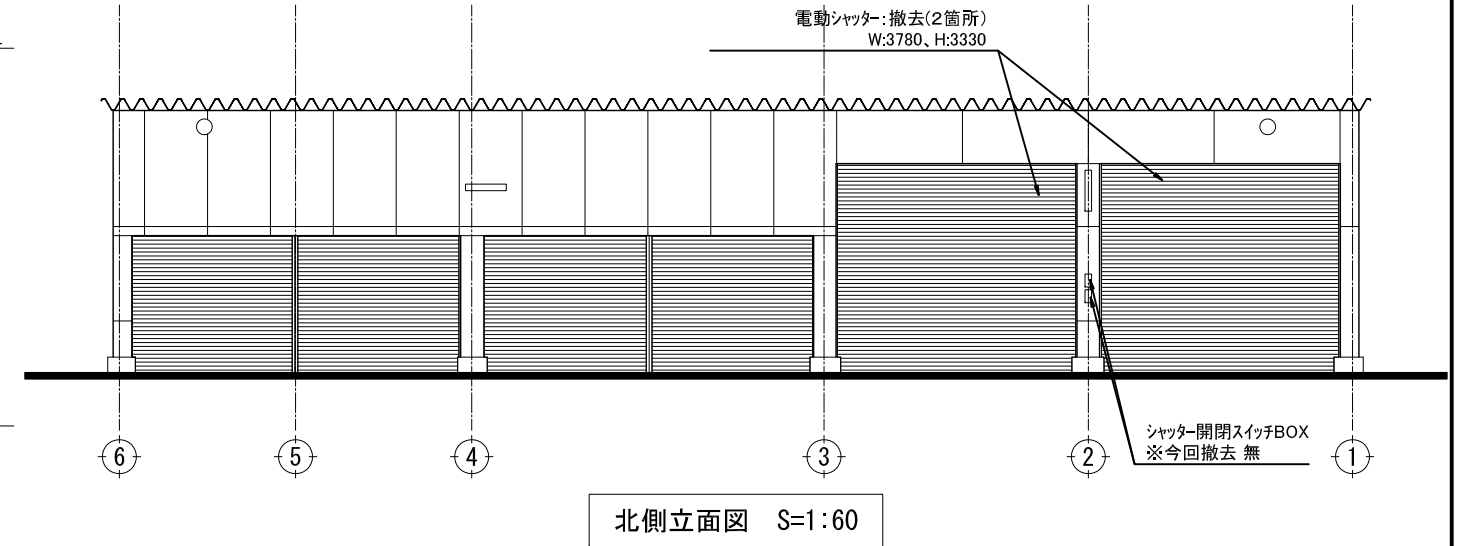
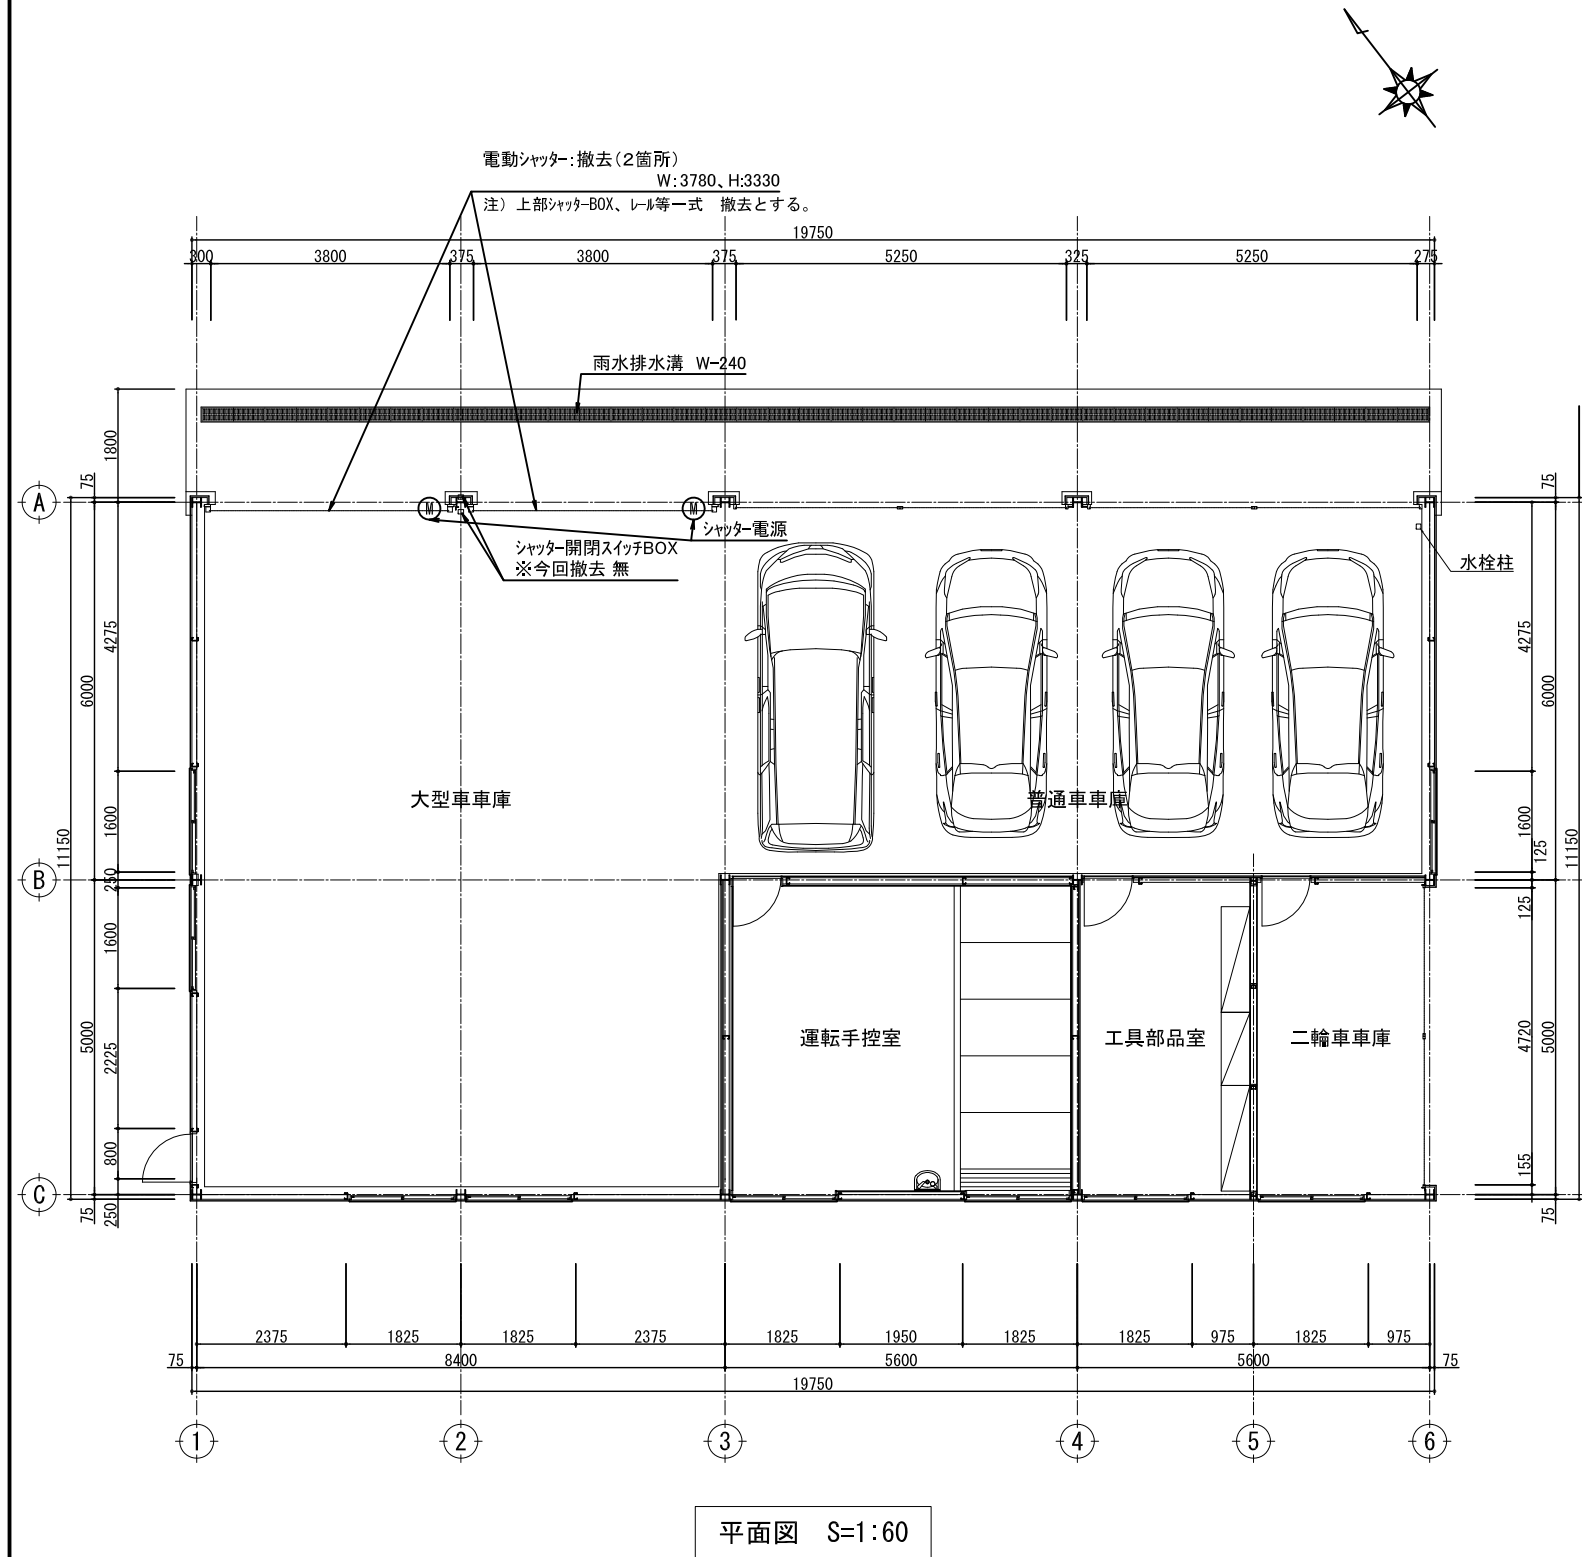


※図面は全てA1判を縮小したものである。

工事名 管理庁舎周辺修繕工事	
名 称 車庫棟シャッター撤去工 (撤去図)	縮尺: 1/60
登録番号 ー	整理番号 005
独立行政法人水資源機構 利根川下流総合管理所	

付帯施設修繕図

S=図示

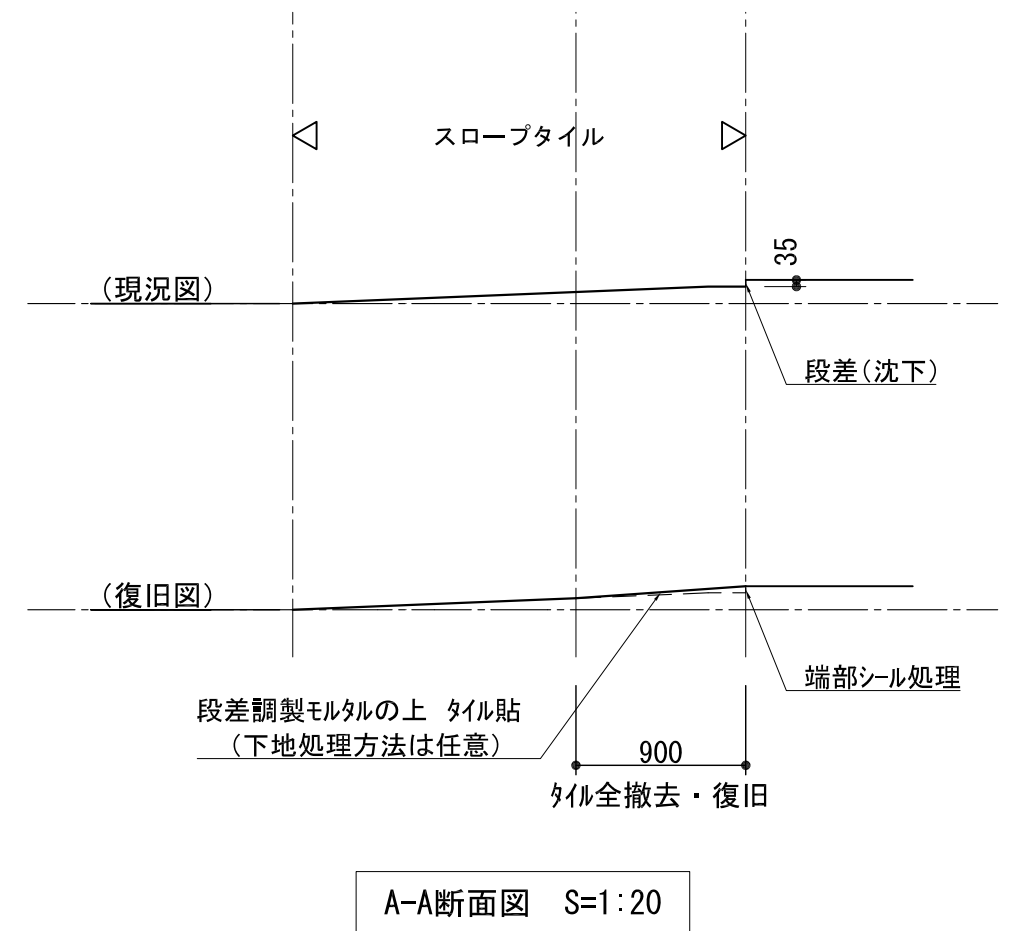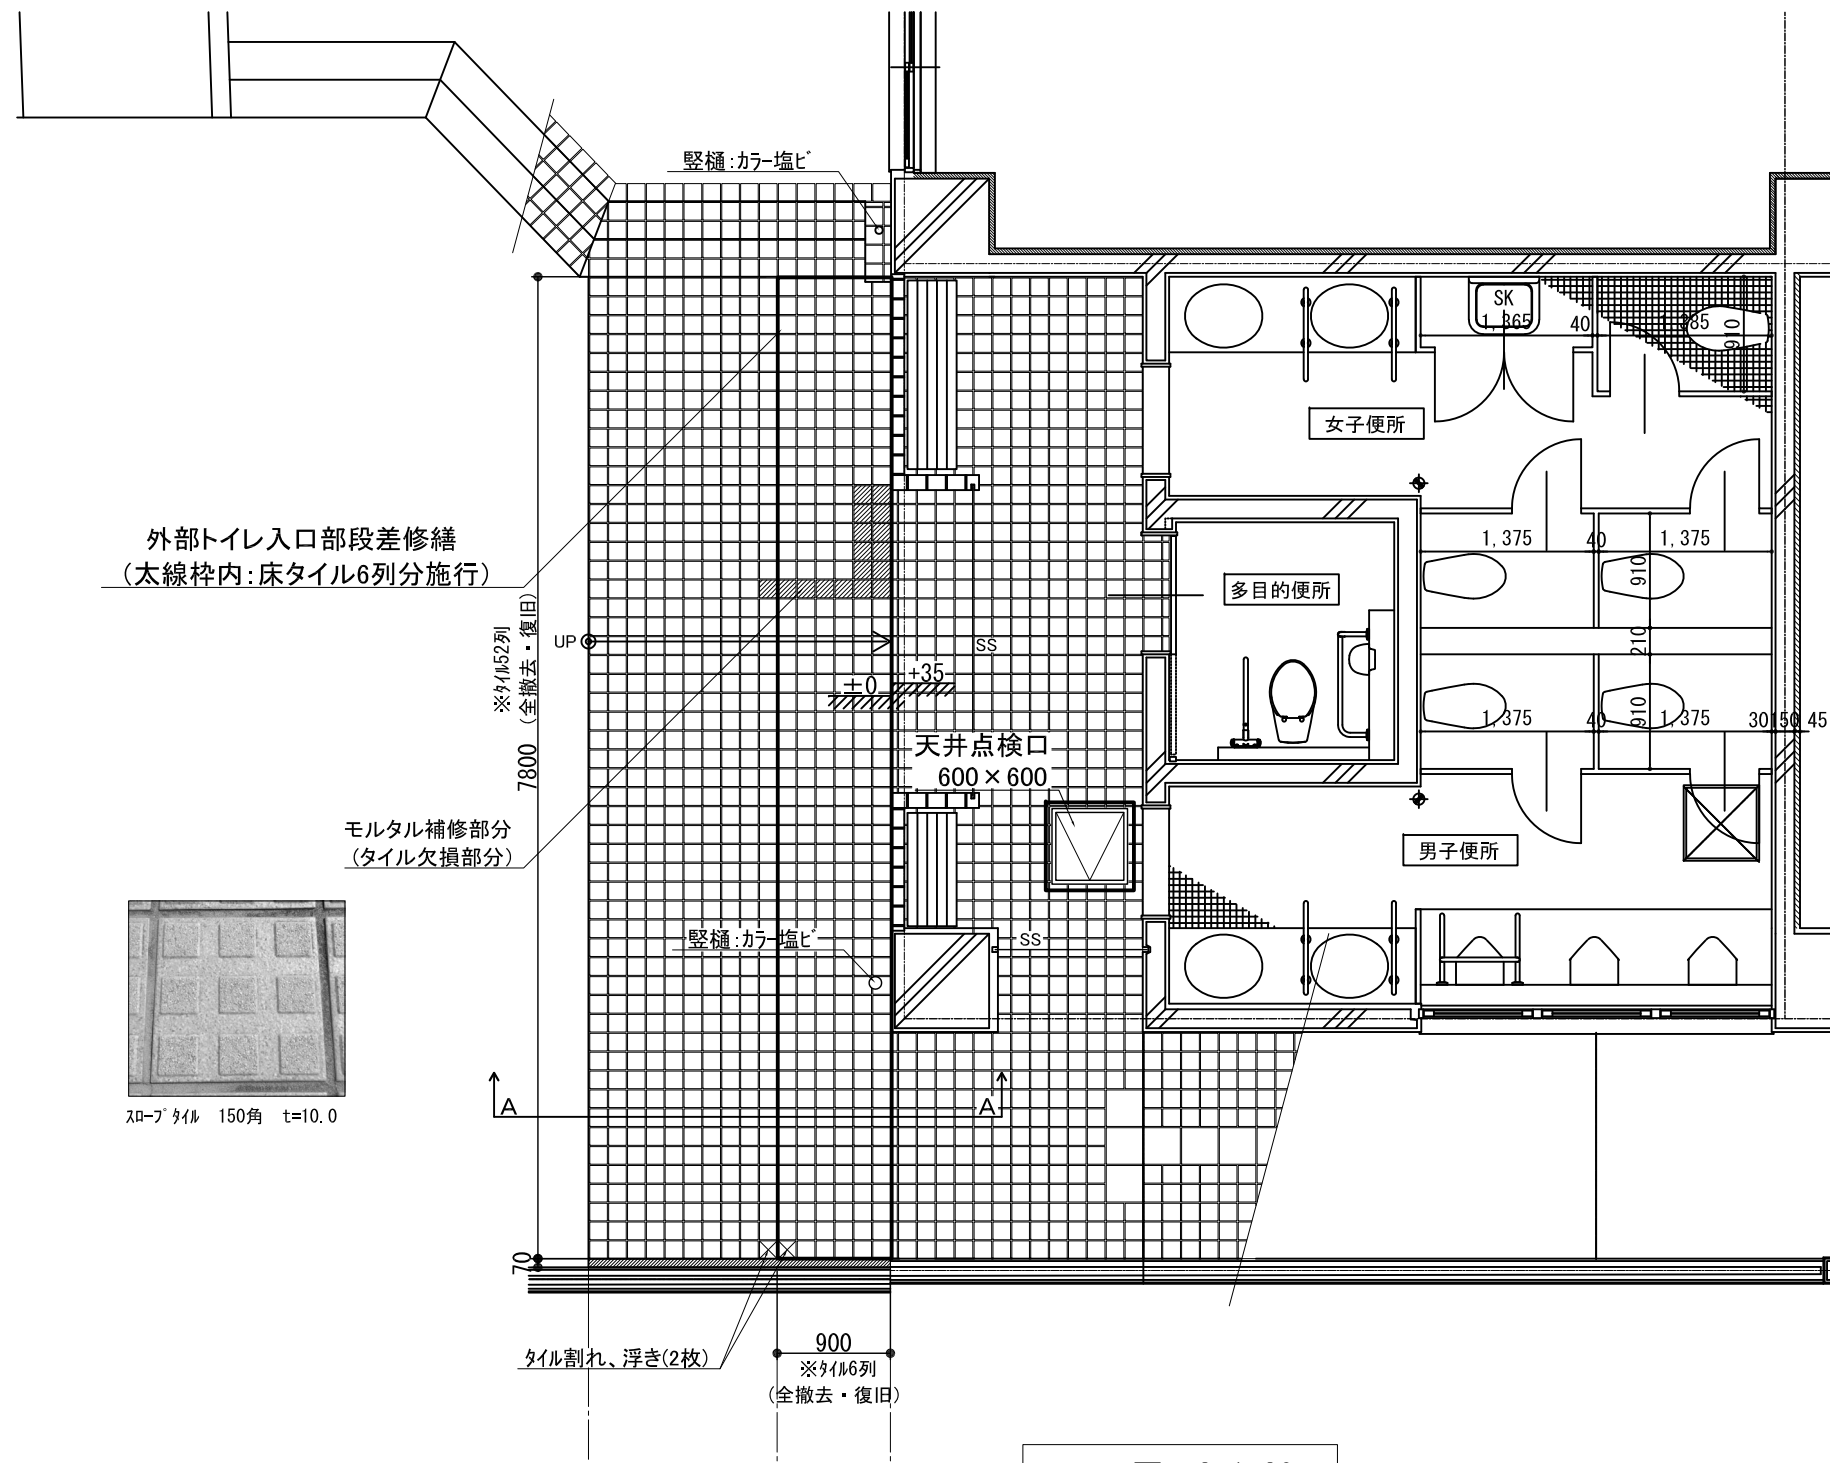


※図面は全てA1判を縮小したものである。

工事名	管理庁舎周辺修繕工事		
名称	付帯施設修繕図	縮尺: 図示	
登録番号	—	整理番号	006
独立行政法人水資源機構 利根川下流総合管理所			

1・2階平面図

S=図示

2階平面図

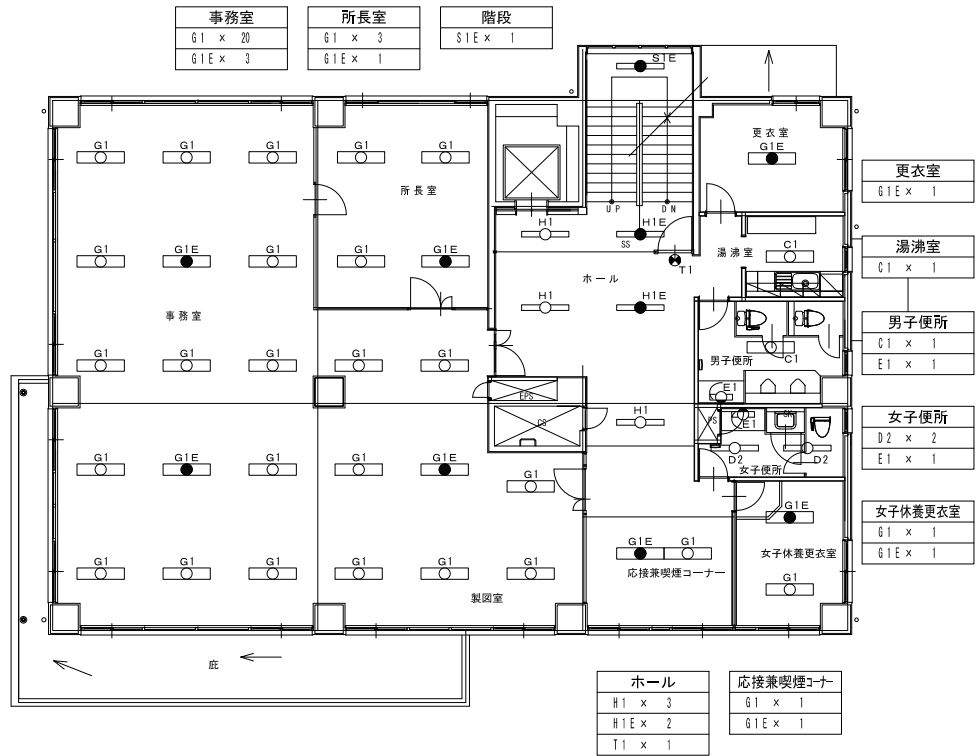

照明器具表（2階）

器具番号	品 番	器具仕様他	公共器種名	備 考
C1	XF460DEN LE9	富士型 Hf 32w ×2灯相当	LSS10-4-65	
D2	XF430AEN LE9	富士型 Hf 32w ×1灯相当	LSS9-4-30	
E1	NNW13510 LE1	ブラケット FL 20w ×1灯相当		
G1	XF469VEN LE9	下面開放 Hf 32w ×2灯相当		リニューアル専用器具
G1E	XL6463VGN LE9	蓄電池内蔵 下面開放 Hf 32w ×2灯相当		リニューアル専用器具
H1	XF439PEN LE9	下面開放 Hf 32w ×1灯相当		リニューアル専用器具
H1E	XL6433PGN LE9	蓄電池内蔵 下面開放 Hf 32w ×1灯相当		リニューアル専用器具
S1E	NNCF42135J LE9	階段非常兼用 FHF 32w ×1灯相当	LRS2-SK1-LBF11	
T1	FA20312C	蓄電池内蔵(避難口誘導灯) FL 20w ×1灯相当	SH1-FSF20-BL	
	FK20300	表示板		


凡 例

記 号	名 称
□	LED照明器具
●	LED照明器具（蓄電池内蔵）
○	ダウンライト
●	ダウンライト（蓄電池内蔵）
□	ブラケット
●	避難口誘導灯
⊗	屋外灯
↗	調光スイッチ

照明器具表（1階）

器具番号	品 番	器具仕様他	公共器種名	備 考
A1	XF465EHN LE9	下面開放 Hf 32w ×2灯相当		
A1D	XF465EHN LA9	調光型 下面開放 Hf 32w ×2灯相当		
B1	XL373LNV LA9	下面開放 FPL 32w ×3灯相当		
D1	XF210AEN LE9	富士型 FL 20w ×1灯相当	LSS9-2-15	
D2	XF430AEN LE9	富士型 Hf 32w ×1灯相当	LSS9-4-30	
E1	NNW13510 LE1	ブラケット FL 20w ×1灯相当		
F1	XL200NENC LE9	棚下取付け FL 15w ×1灯相当		
G1	XF469VEN LE9	下面開放 Hf 32w ×2灯相当		リニューアル専用器具
G1E	XL6463VGN LE9	蓄電池内蔵 下面開放 Hf 32w ×2灯相当		リニューアル専用器具
H1	XF439PEN LE9	下面開放 Hf 32w ×1灯相当		リニューアル専用器具
H1E	XL6433PGN LE9	蓄電池内蔵 下面開放 Hf 32w ×1灯相当		リニューアル専用器具
I1	XND1069NN LE9	ダウンライト FDL 27w ×1灯相当	LRS1-08	
J1	XF460KHN LE9	笠付き Hf 32w ×2灯相当		
K1	NNFW21800K LE9	ブラケット FL 20w ×1灯相当	LBF3MP/RP-2-06	
L1	NYT2102	ガーデンライト FDL 27w ×1灯相当		リニューアル対応器具 ランプ別売り
M1	XNW1063NN	軒下ダウンライト FDL 27w ×1灯相当	LRS1RP-08	
R1	NNFB91605C	非常照明 ダウンライト ハロゲン 13w ×1灯相当	K1-LRS11-02	
S1E	NNCF42135J LE9	階段非常兼用 FHF 32w ×1灯相当	LRS2-SK1-LBF11	
	FSK90910K	自動点検機能付きリモコン		
T1	FA20312C	蓄電池内蔵(避難口誘導灯) FL 20w ×1灯相当	SH1-FSF20-BL	
	FK20300	表示板		
	NQ21506	調光スイッチ		
U1	WT6191W	プランクカバー		
	WTC7102W	スイッチプレート		

1階平面図

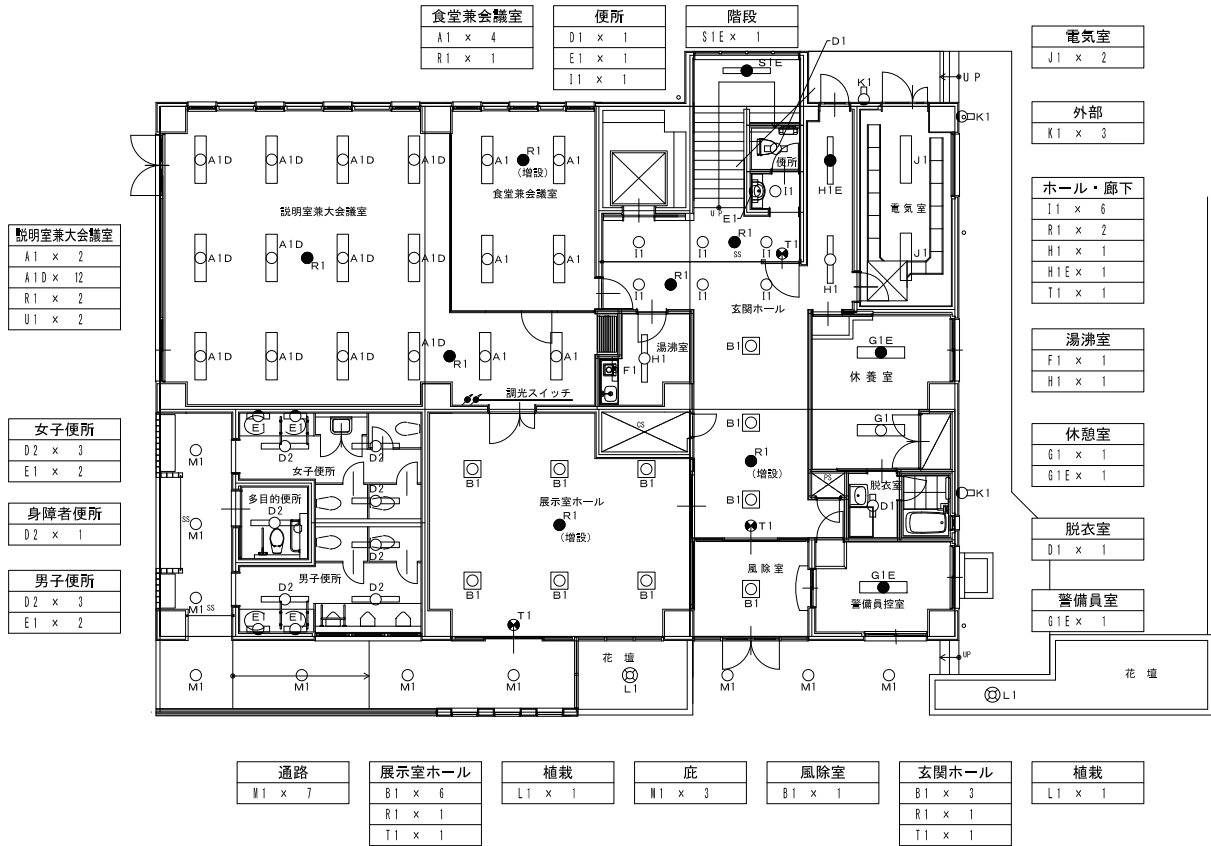

※本図面は照明機器の撤去及びLED照明設置位置を示す

※図面は全てA1判を縮小したものである。

工事名 管理庁舎周辺修繕工事

名 称 管理庁舎LED照明更新工（1・2階平面図）
縮尺：図示


登録番号 ー 整理番号 007

独立行政法人水資源機構 利根川下流総合管理所

3・R階平面図

S=図示

R階平面図

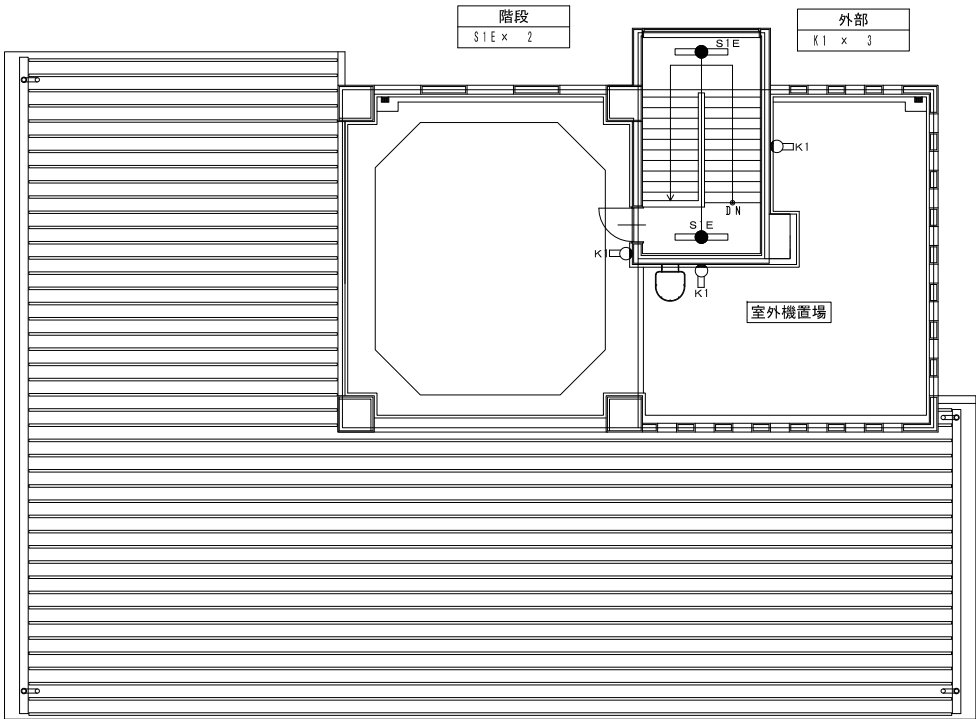


照明器具表（R階）

器具番号	品 番	器具仕様他	公共器種名	備 考
K 1	NNFW21800K LE9	ブラケット FL 20w ×1灯相当	LBF3MP/RP-2-06	
S 1 E	NNCF42135J LE9	階段非常兼用 FHF 32w ×1灯相当	LRS2-SK1-LBF11	

NNFW21800K LE9
NNCF42135J LE9

LBF3MP/RP-2-06
LRS2-SK1-LBF11

3階平面図

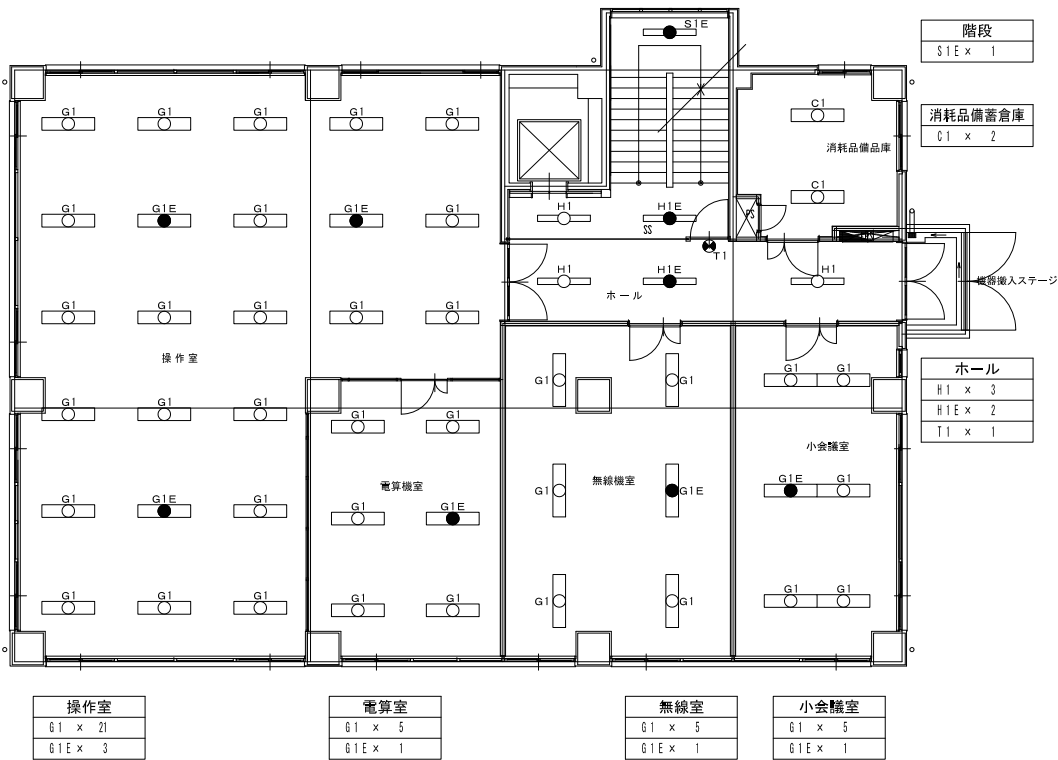

照明器具表（3階）

器具番号	品 番	器具仕様他	公共器種名	備 考
C 1	XF460DEN LE9	富士型 Hf 32w ×2灯相当	LSS10-4-65	
G 1	XF469VEN LE9	下面開放 Hf 32w ×2灯相当		リニューアル専用器具
G 1 E	XL6463VGN LE9	蓄電池内蔵 下面開放 Hf 32w ×2灯相当		リニューアル専用器具
H 1	XF439PEN LE9	下面開放 Hf 32w ×1灯相当		リニューアル専用器具
H 1 E	XL6433PGN LE9	蓄電池内蔵 下面開放 Hf 32w ×1灯相当		リニューアル専用器具
S 1 E	NNCF42135J LE9	階段非常兼用 FHF 32w ×1灯相当	LRS2-SK1-LBF11	
T 1	FA20312C FK20300	蓄電池内蔵(避難口誘導灯) FL 20w ×1灯相当 表示板	SH1-FSP20-BL	

凡 例


記 号	名 称
□○	LED照明器具
□●	LED照明器具（蓄電池内蔵）
○	ダウンライト
●	ダウンライト（蓄電池内蔵）
○	ブラケット
⦿	避難口誘導灯

※本図面は照明機器の撤去及びLED照明
設置位置を示す
※図面は全てA1判を縮小したものである。

工事名	管理庁舎周辺修繕工事		
名 称	管理所内LED照明更新工（3・R階平面図） 縮尺：図示		
登録番号	—	整理番号	008
独立行政法人水資源機構 利根川下流総合管理所			

外 構 平 面 図

S=図示

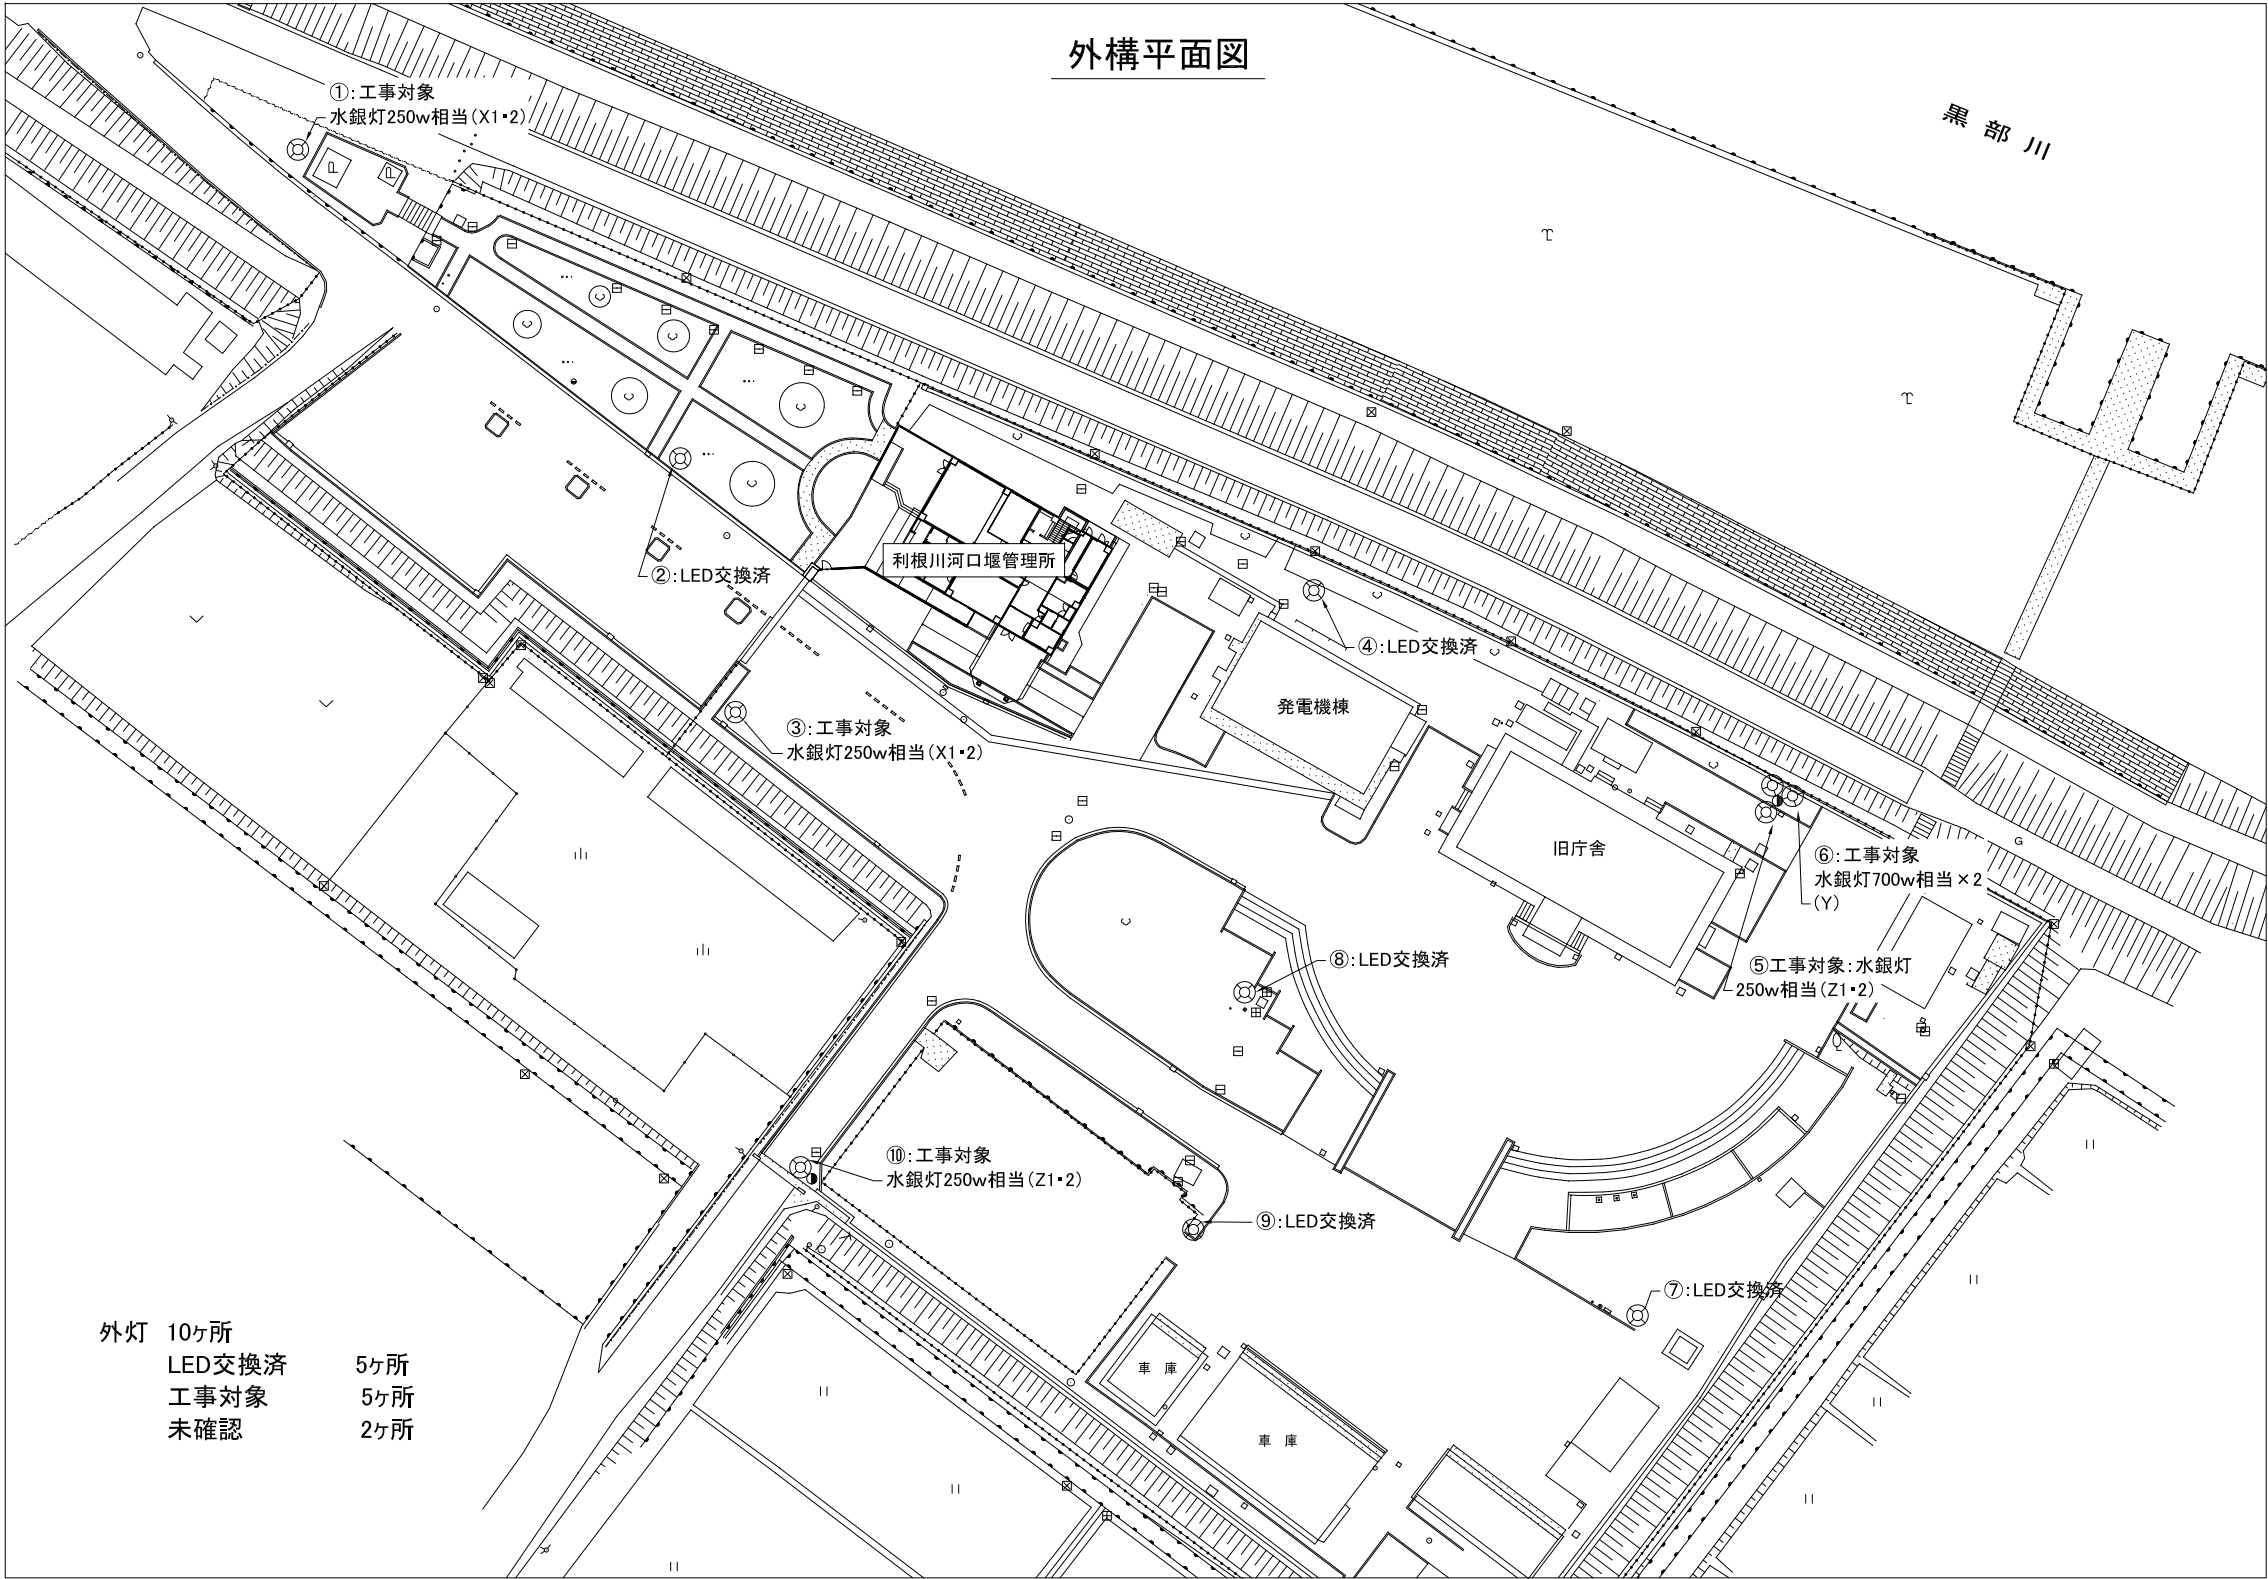

照明器具表（外構）

番 号	器具番号	品 番	器具仕様他	公共器種名	備 考
① ③	X 1	LDTS60L-G-E39/721A	ランプ 水銀灯 250w ×1灯相当		要配線工事、高所作業車
	X 2	LED7003HSHZ1/2.4-A2	電源ユニット		
⑥	Y 1	ECF17040W/LSAN2/DG	広角タイプ 水銀灯 700w ×1灯相当		要配線工事、高所作業車
		FA26/DG	回転台座アダプタ		
⑤ ⑩	Z 1	LDTS62L-G-E39/721A	ランプ 水銀灯 250w ×1灯相当		要配線工事、高所作業車
	Z 2	WLE110V620W1/24-2	電源ユニット		

凡 例

記 号	名 称
㊦	屋外灯

※本図面は照明機器の撤去及びLED照明
設置位置を示す

※図面は全てA1判を縮小したものである。

工事名 管理庁舎周辺修繕工事	
名 称	管理所内LED照明更新工（外構平面図） 縮尺：図示
登録番号	—
整理番号	009
独立行政法人水資源機構 利根川下流総合管理所	