

一号接合井流量計室排水ポンプ取替工事 参考図

令和8年1月


## 参考図目次

# 独立行政法人 水資源機構 利根導水総合管理所

工事名	一号接合弁流量計室排水ポンプ取替工事		
名 称	参考図目次		
登録番号	—	整理番号	—

# 位置図

S=1:2500

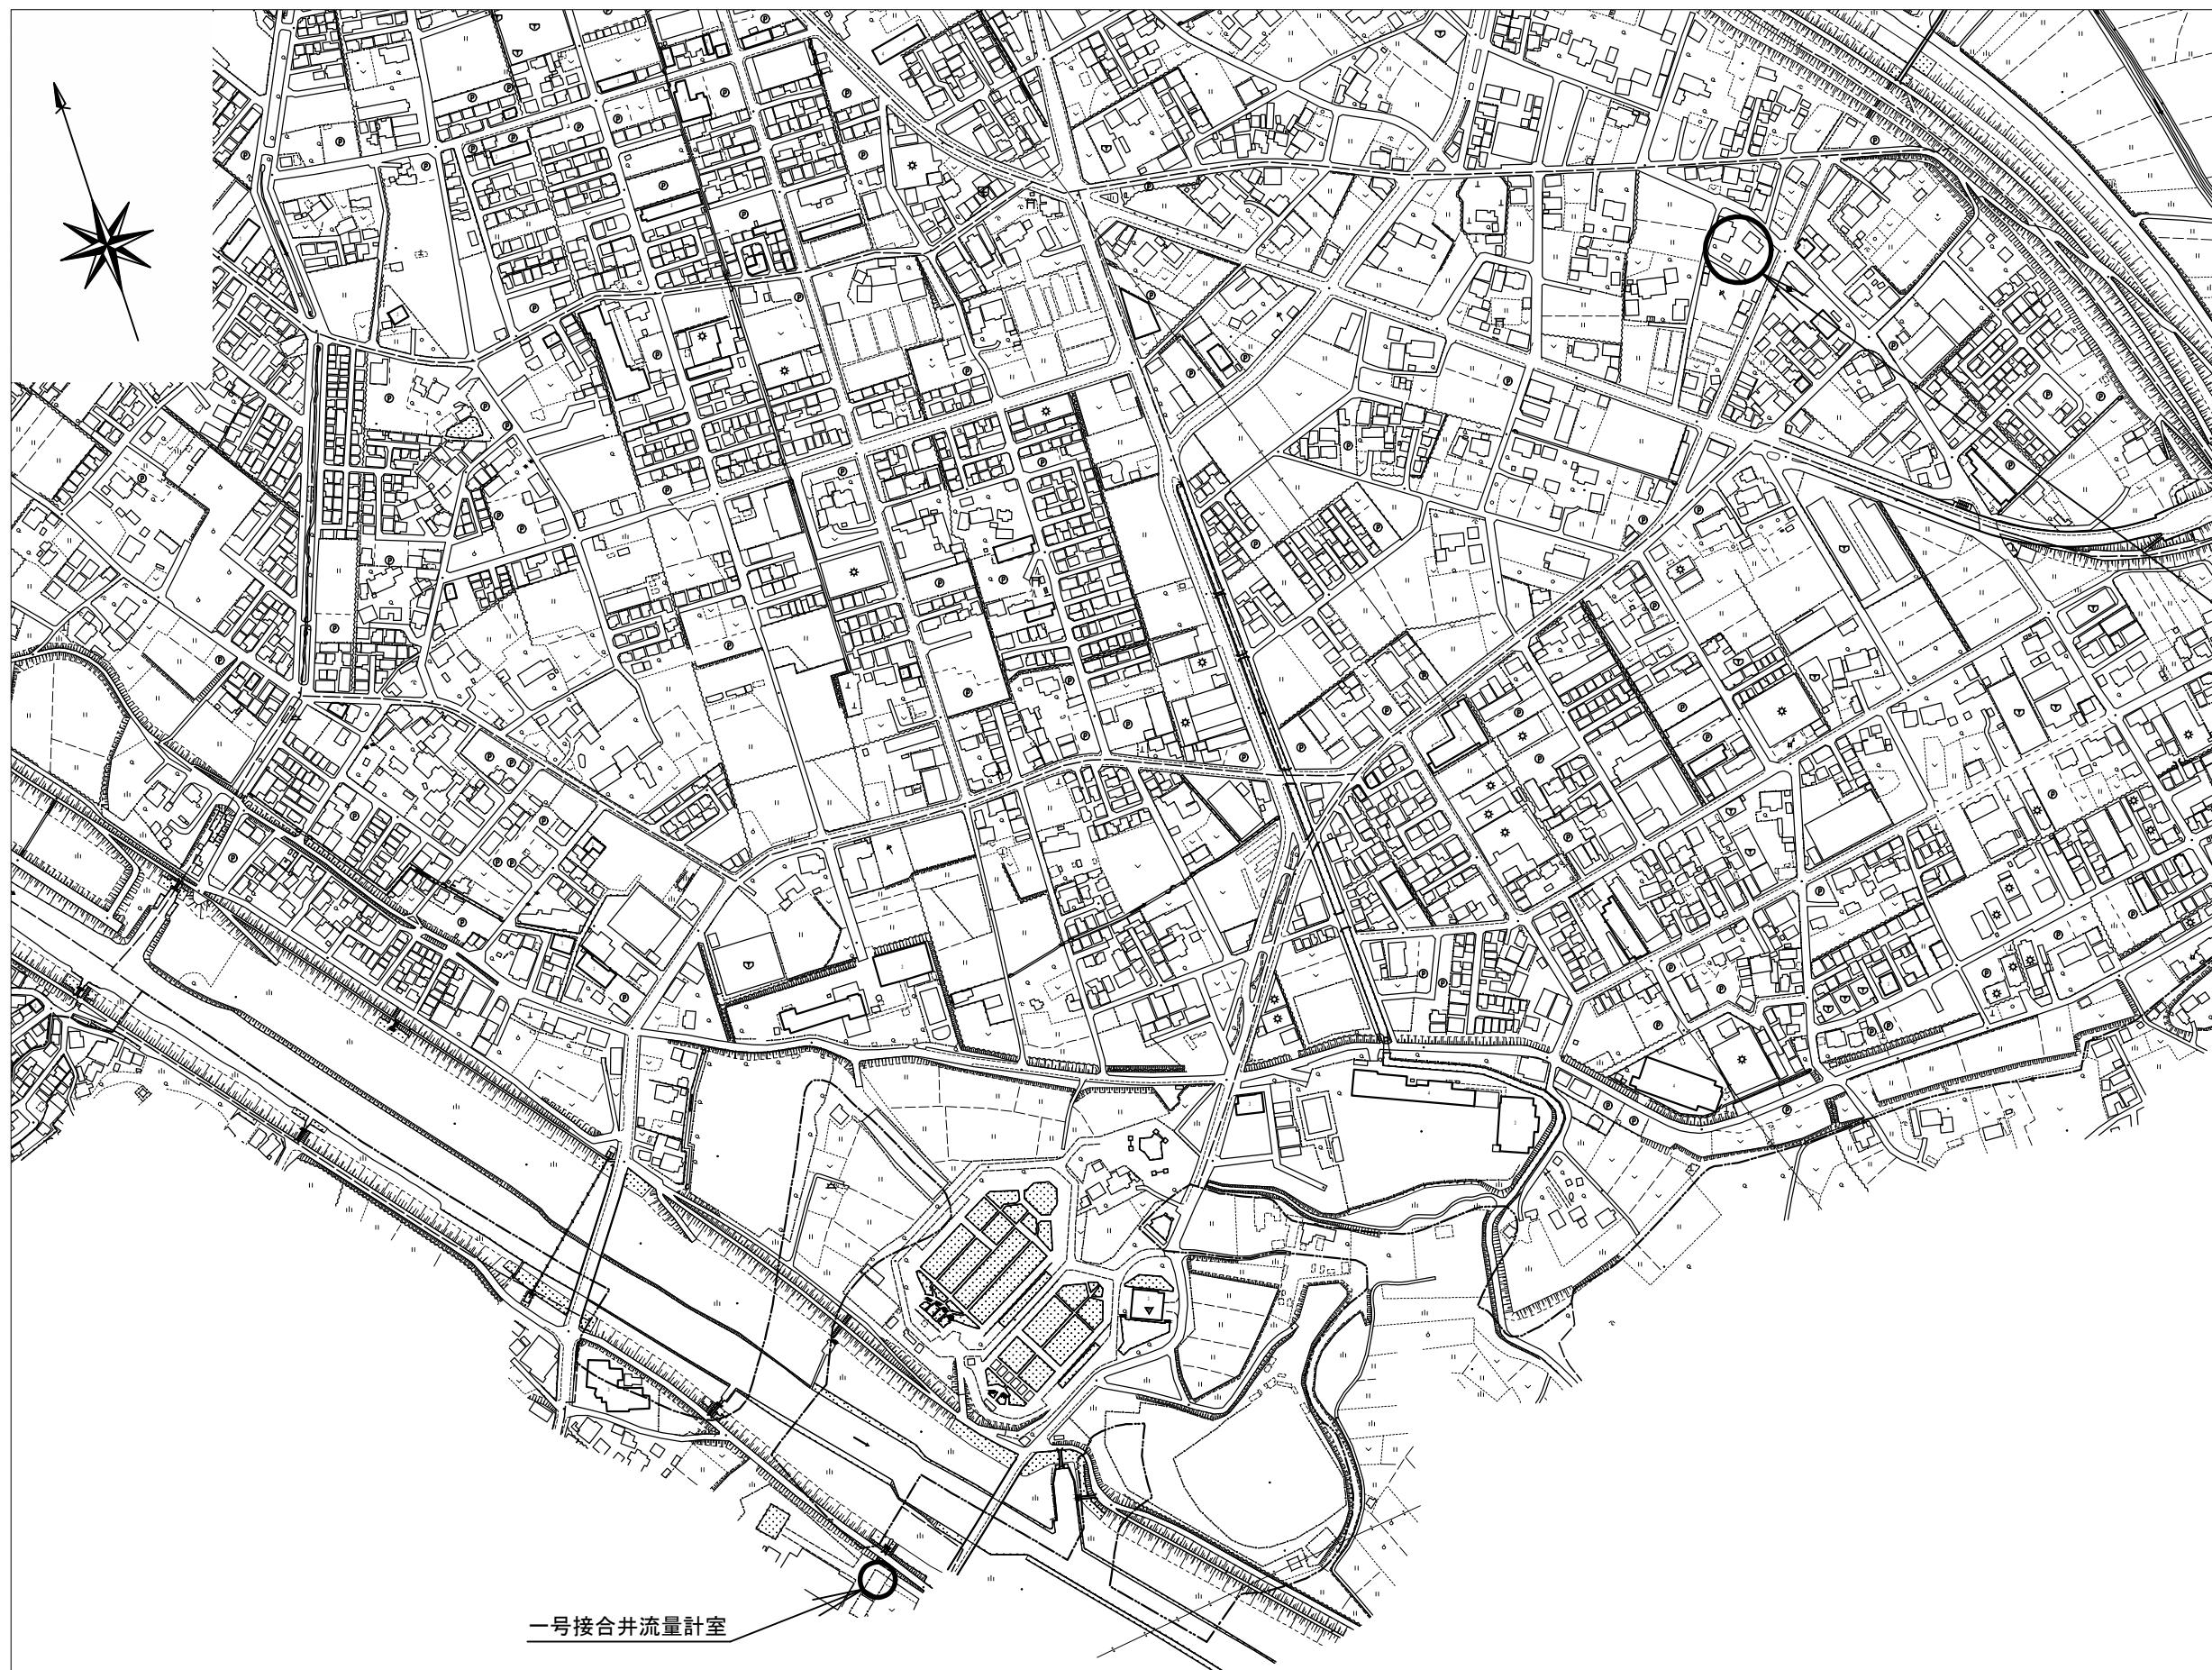

## 注意事項

- 適用  
この図面は、一号接合井流量計室排水ポンプ取替工事の位置図に適用する。
- 単位  
測点、標高は m 単位で示し、構造寸法は特に示さない限り mm 単位で示す。  
縮尺は図示の通りである。

工事名 一号接合井流量計室排水ポンプ取替工事

名称 位置図

縮尺 1:2500

登録番号 -

整理番号 参考図-1


本図面は縮小版のため  
縮尺は表示と異なります。

独立行政法人水資源機構 利根導水総合管理所

# 配線系統図

縮尺: NONE

## 施工前

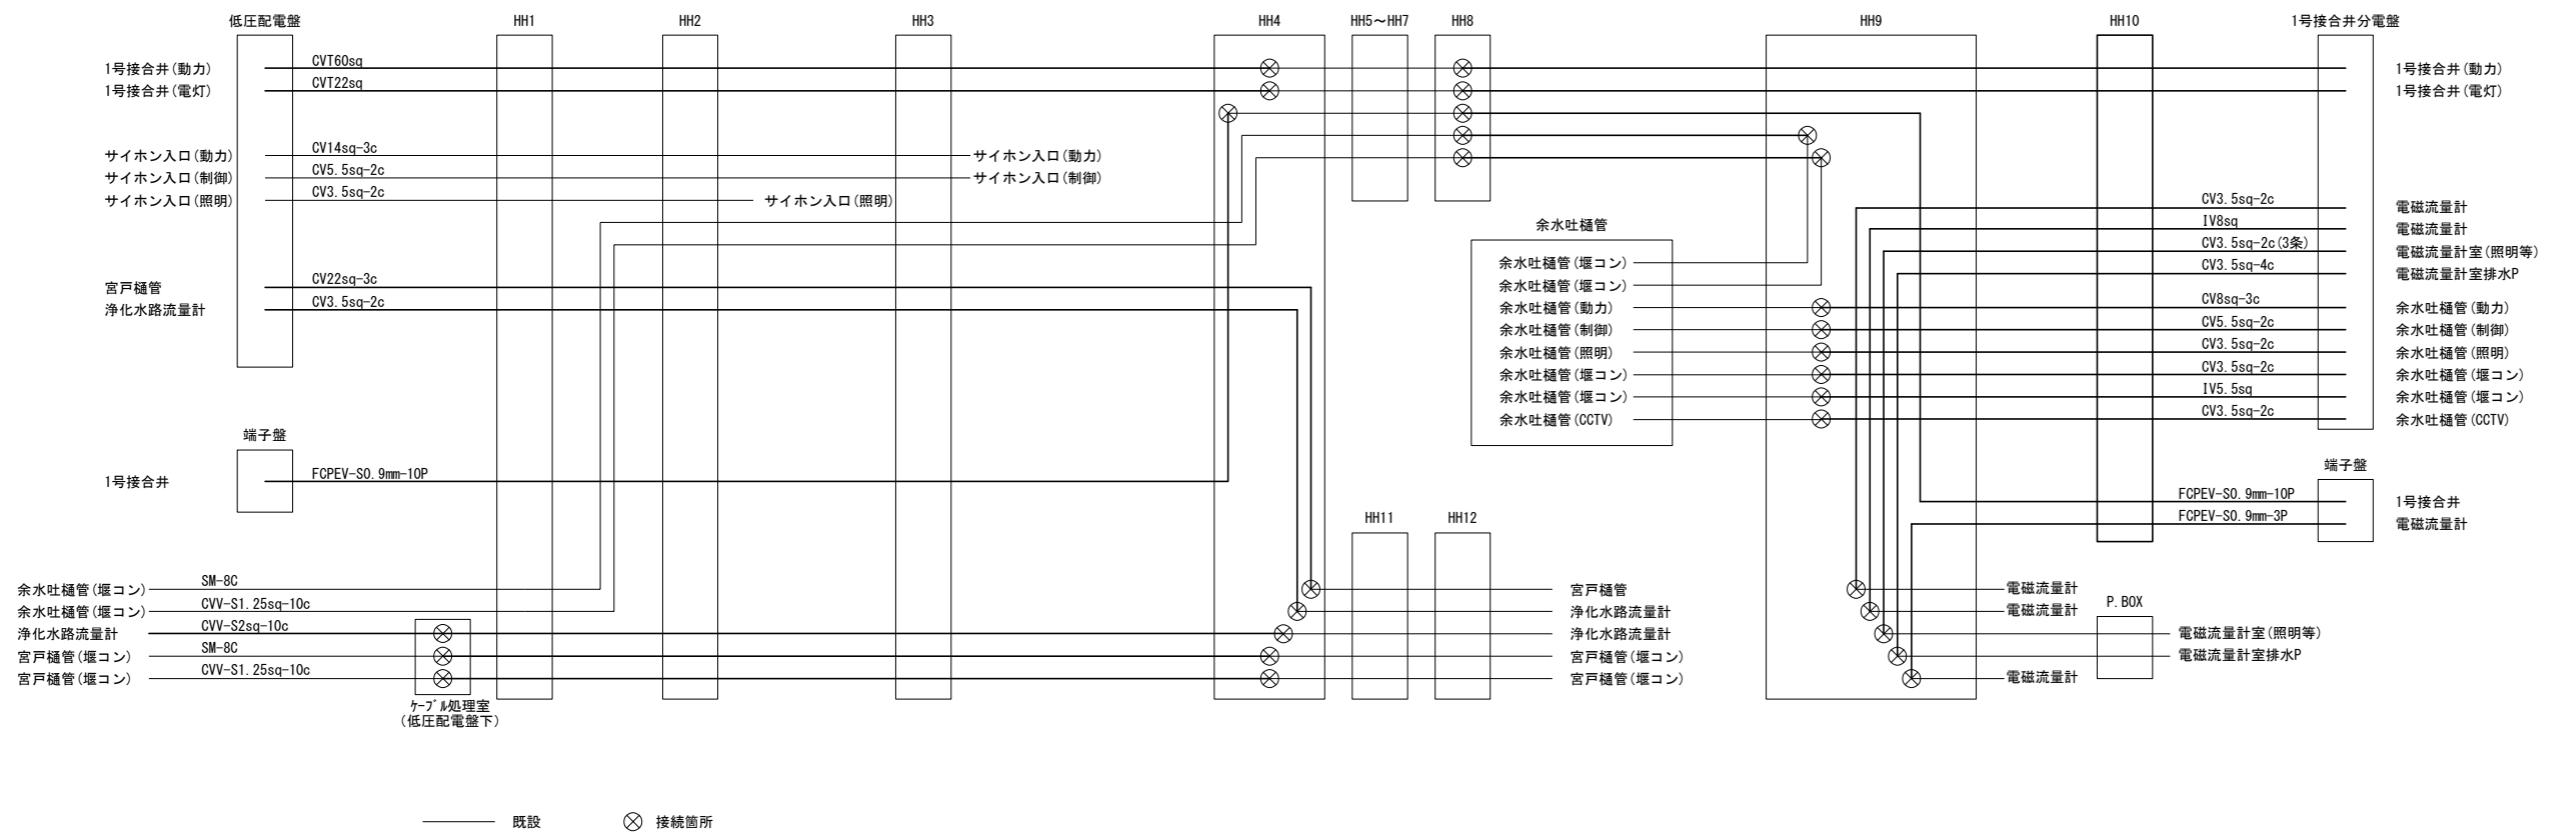


## 注意事項

### 1. 適用

この図面は、一号接合弁流量計室排水ポンプ取替工事の配線系統図に適用する。

## 施工後

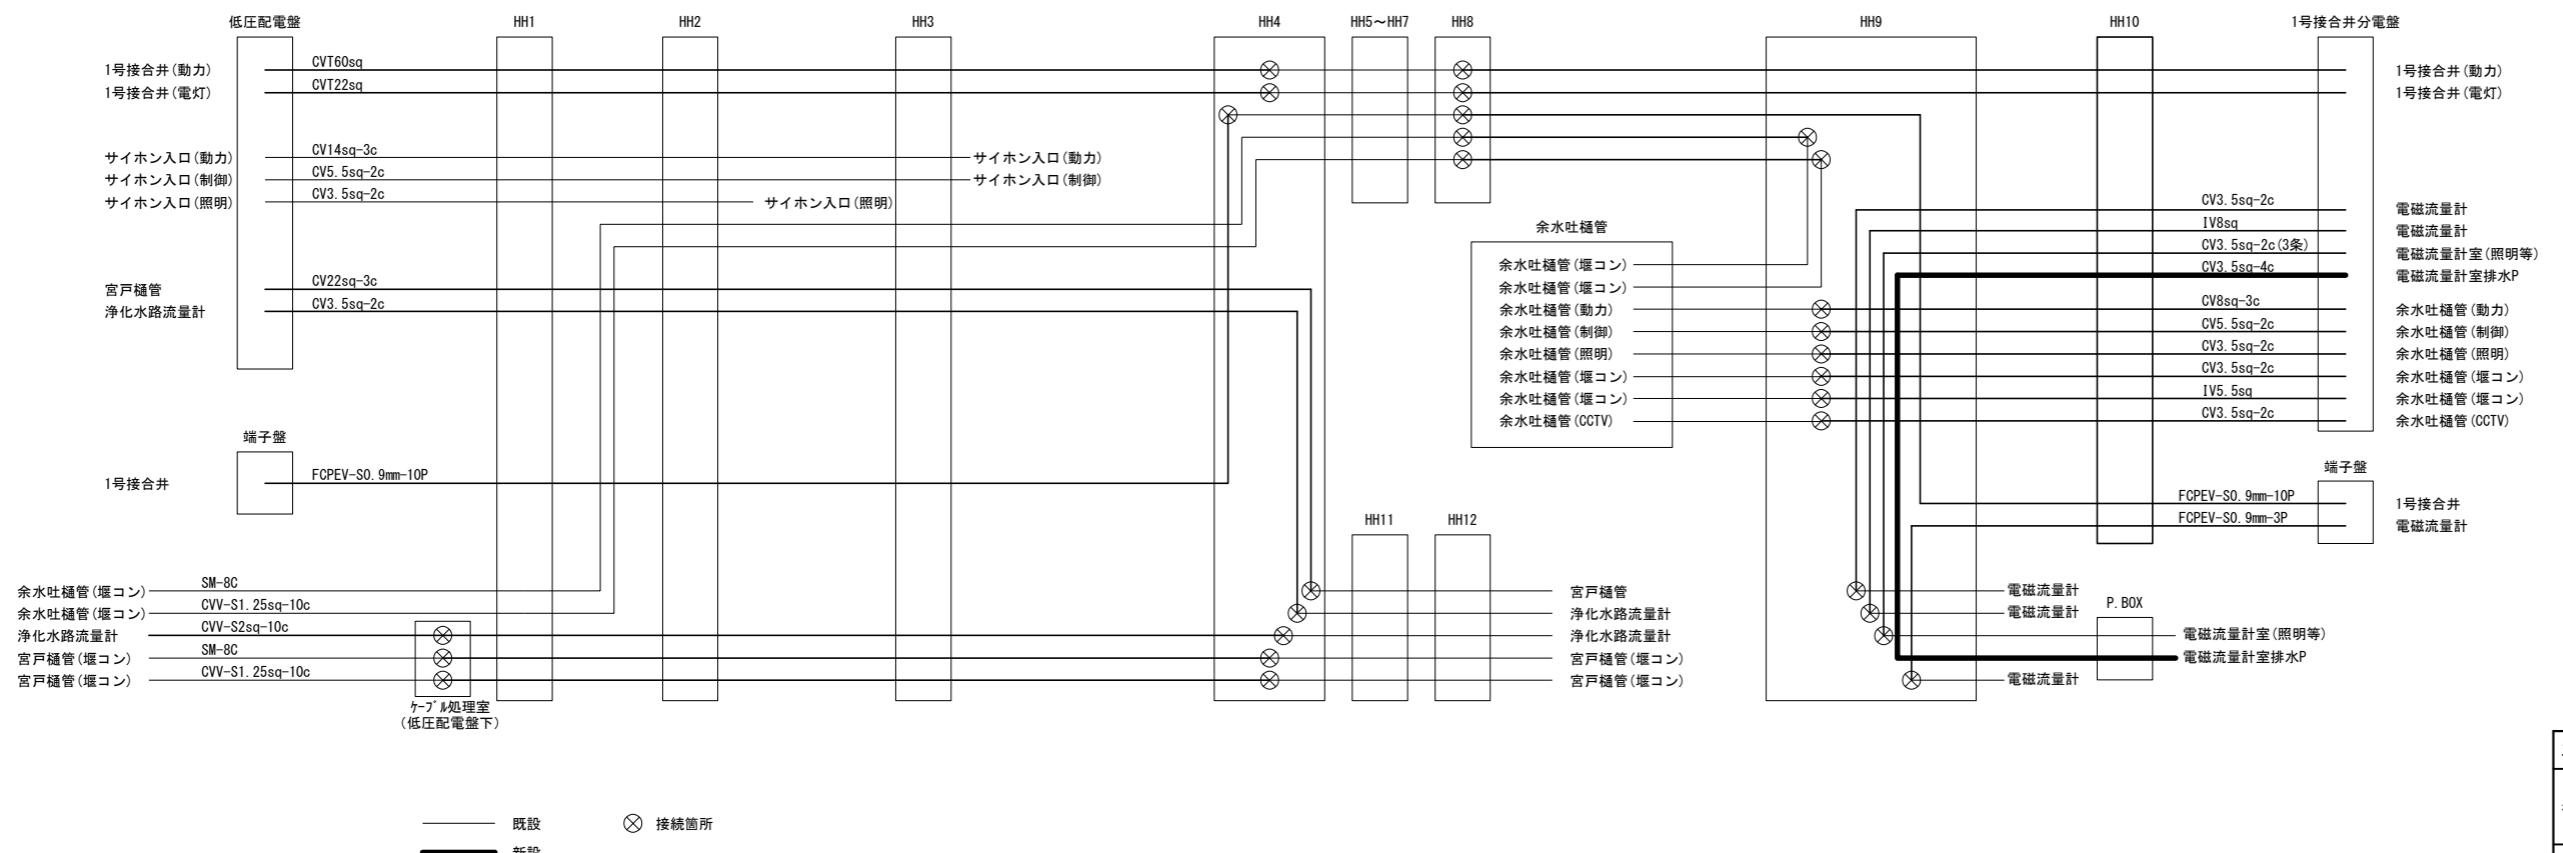

工事名	一号接合弁流量計室排水ポンプ取替工事	
名 称	配線系統図	
縮尺	NONE	
登録番号	-	整理番号 参考図-2

独立行政法人水資源機構 利根導水総合管理所

# 一号接合井流量計室外配管・配線図


縮尺：図示

## 注意事項

- 適用  
この図面は、一号接合井流量計室排水ポンプ取替工事の一号接合井流量計室外配管・配線図に適用する。
- 単位  
構造寸法は特に示さない限りmm単位で示す。

流量計室平面図

S=1:200

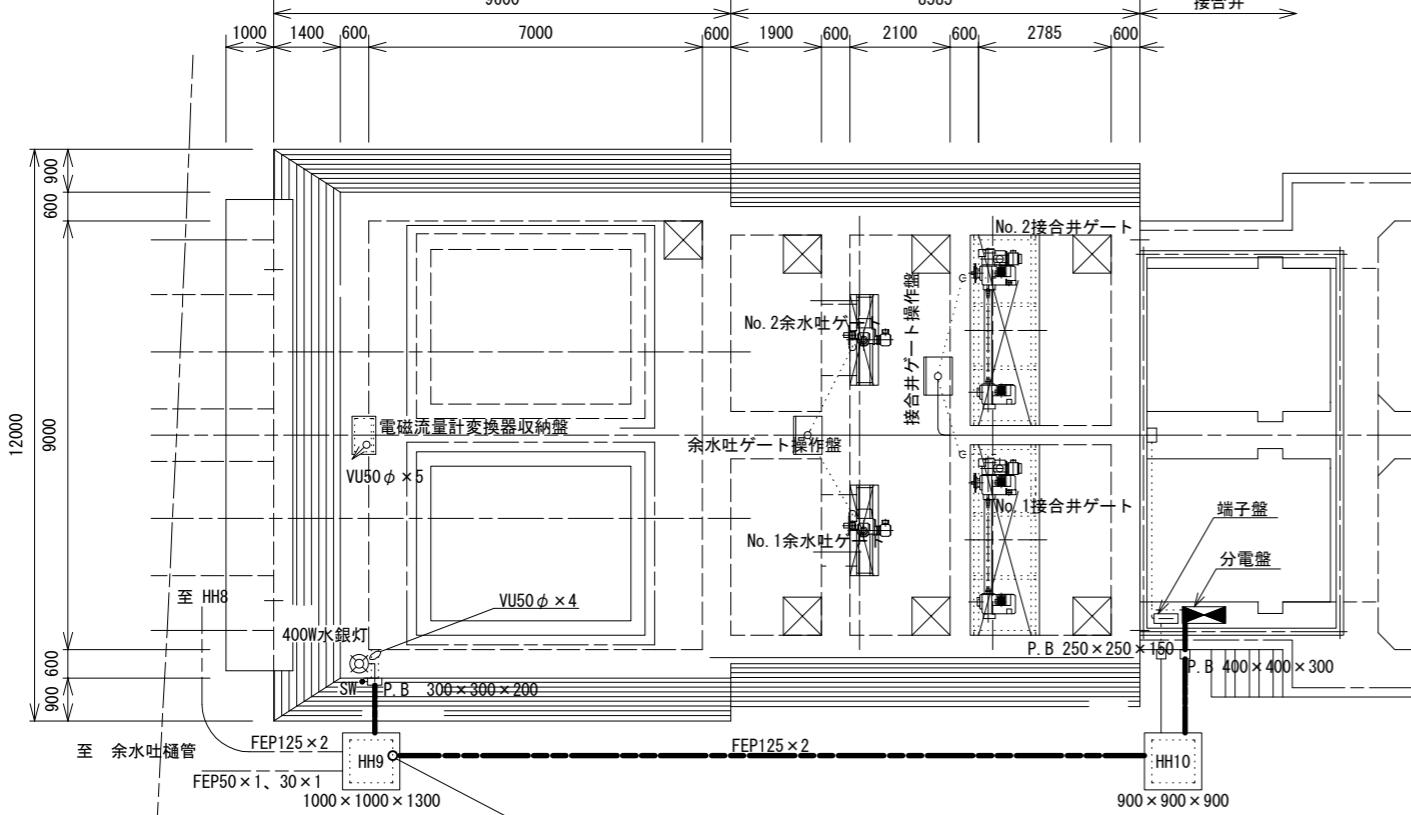


対象数量表 (撤去・据付【共通】)

名 称	単 位	垂 直	水 平	計	備 考
CV3.5sq-2C IV8sq (電磁流量計)					
CV3.5sq-2C×3 (照明、水銀灯、コンセント)					
CPEV-S0.9mm-3P (電磁流量計信号)					
CV3.5sq-4C (排水ポンプ) <本工事対象>					

※対象数量表より

流量計室縦断図

S=1:150

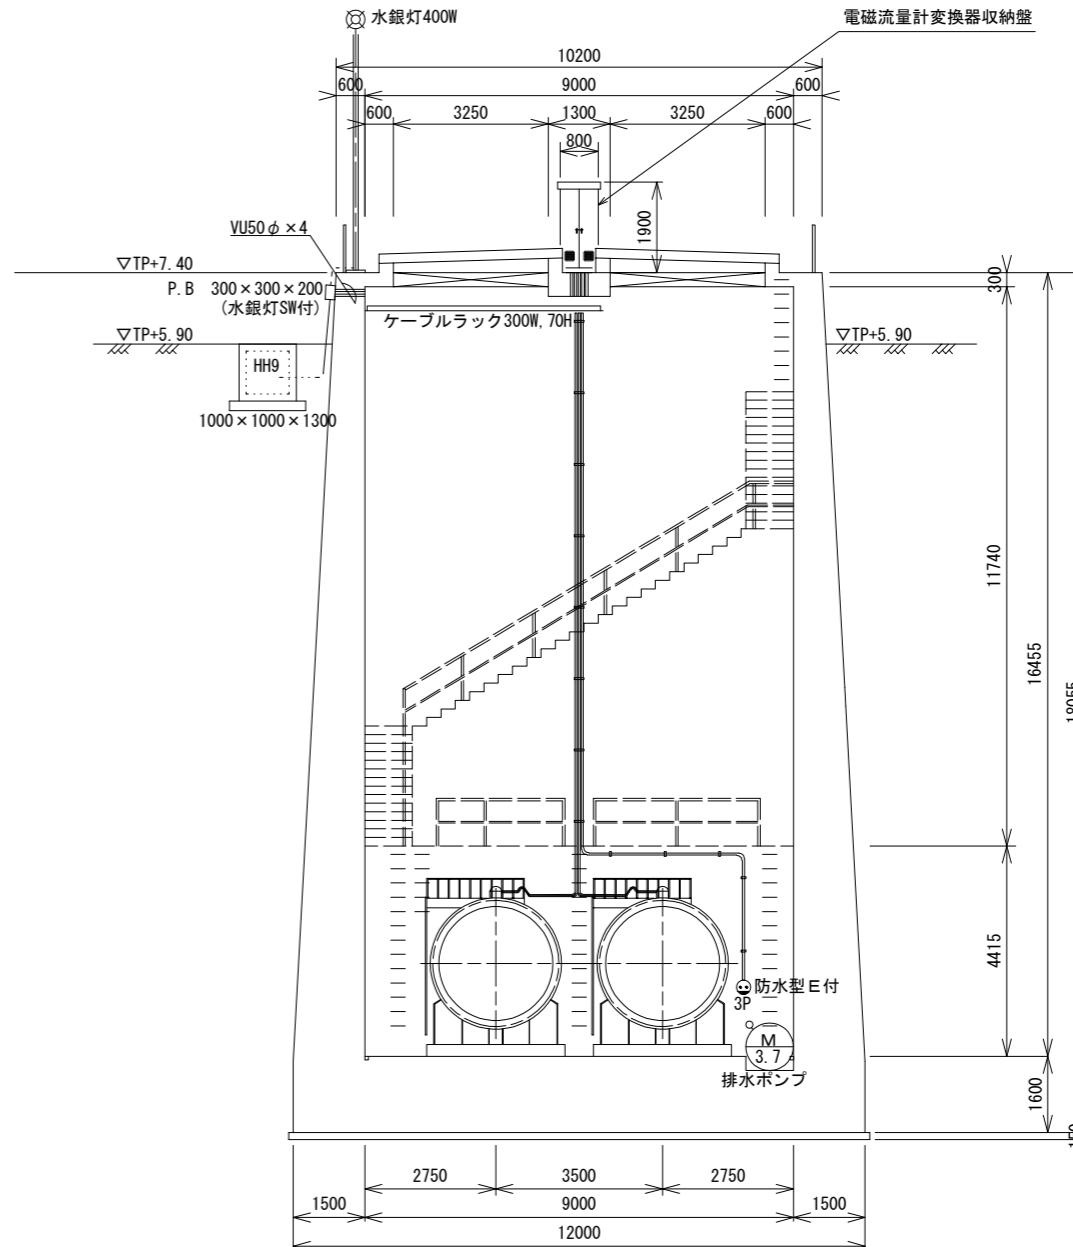

工事名	一号接合井流量計室排水ポンプ取替工事	
名 称	一号接合井流量計室外配管・配線図	
縮 尺	図示	
登録番号	—	整理番号 参考図-3
独立行政法人水資源機構 利根導水総合管理所		


# 一号接合井流量計室内配管・配線図(撤去)

S=1:50


## 注意事項

- 適用  
この図面は、一号接合井流量計室排水ポンプ取替工事の一号接合井流量計室内配管・配線図(撤去)に適用する。
- 単位  
構造寸法は特に示さない限りmm単位で示す。

流量計室断面図 A

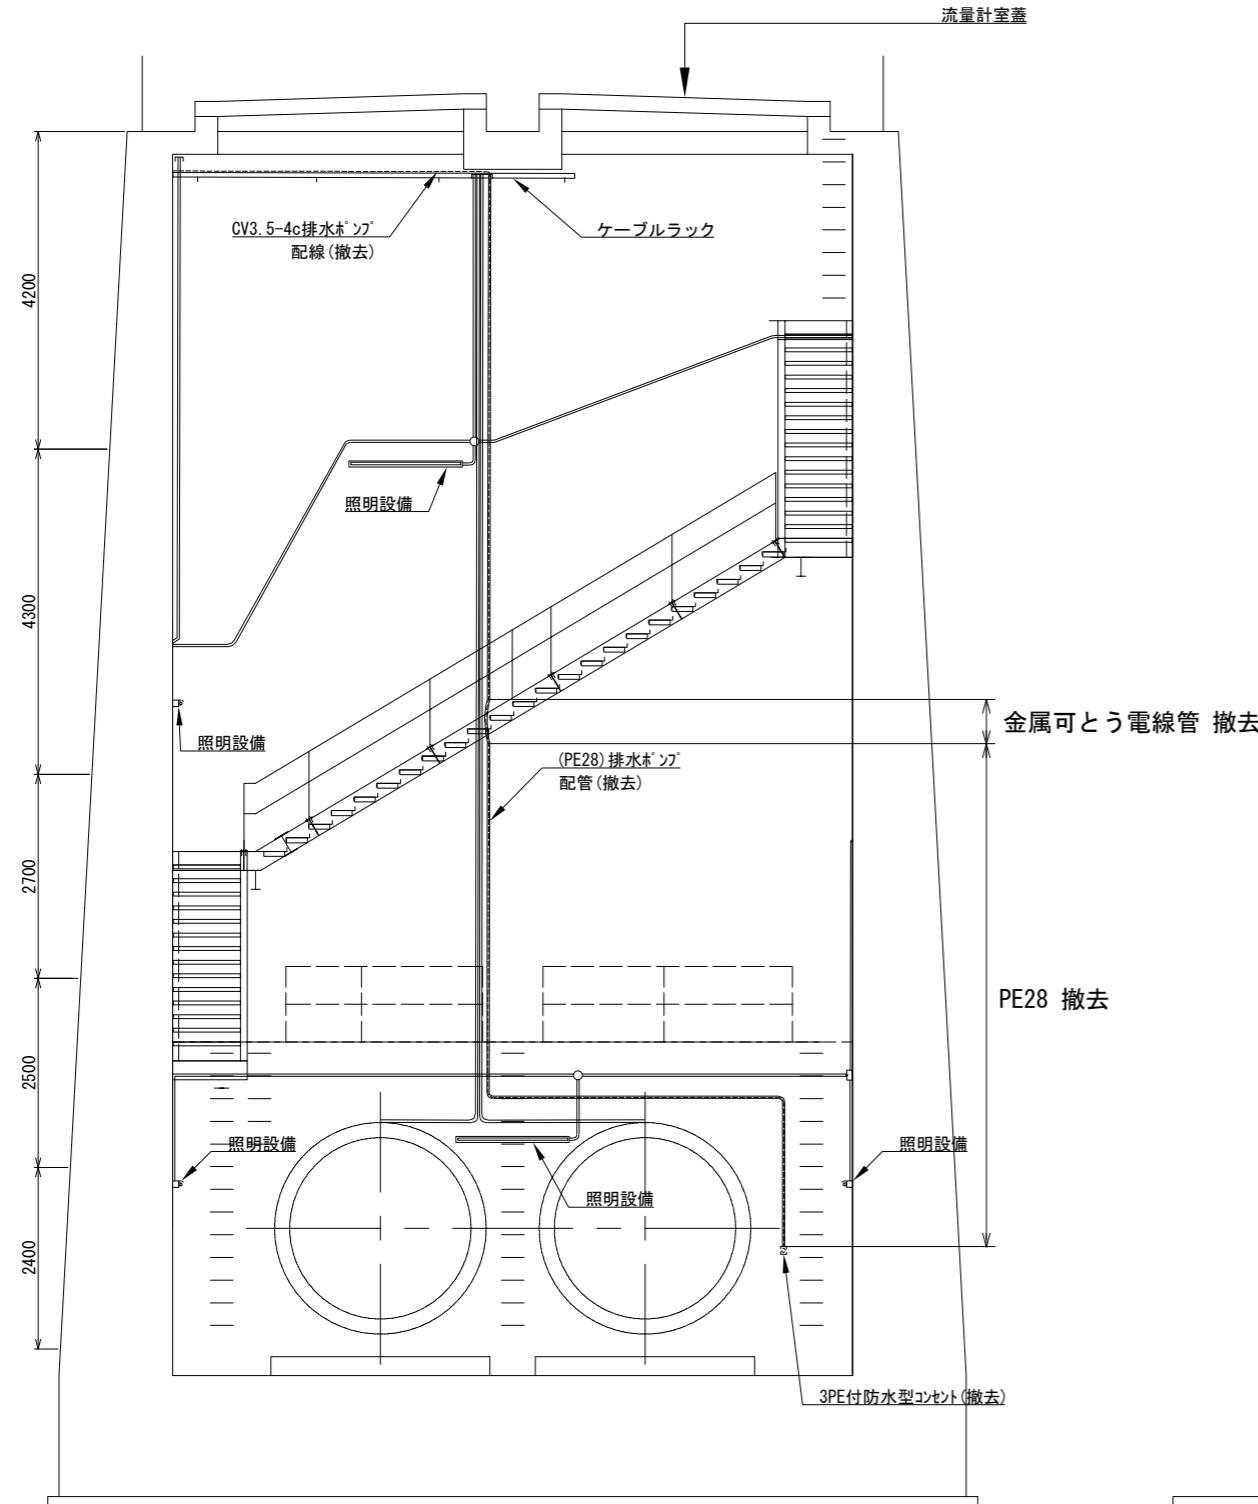

流量計室断面図 B

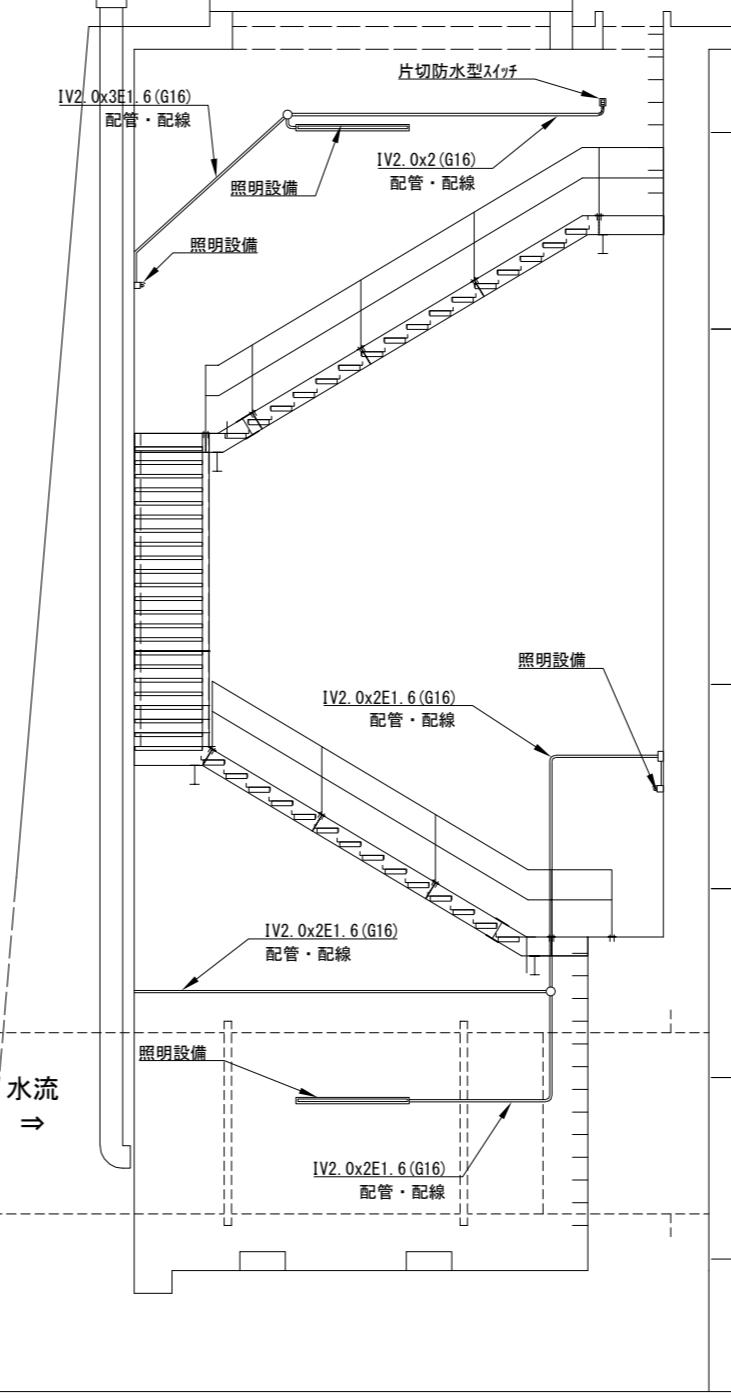

対象数量表(撤去)

名称	単位	垂直	水平	計	備考
CV 3.5sq-4c	m	13.8	4.2	18.0	露出配管
CV 3.5sq-4c	m		4.1	4.1	ケーブルラック
PE 28	m	7.1	4.2	11.3	
金属可とう電線管 28mm	m	1.0		1.0	
3PE付防水型コンセント	個	1.0		1.0	

工事名	一号接合井流量計室排水ポンプ取替工事		
名称	一号接合井流量計室内配管・配線図(撤去)		
登録番号	—	整理番号	参考図-4
独立行政法人水資源機構	利根導水総合管理所		


# 一号接合井流量計室内配管・配線図(据付)

S=1:50


## 注意事項

- 適用  
この図面は、一号接合井流量計室排水ポンプ取替工事の一号接合井流量計室内配管・配線図(据付)に適用する。
- 単位  
構造寸法は特に示さない限りmm単位で示す。

流量計室断面図 A

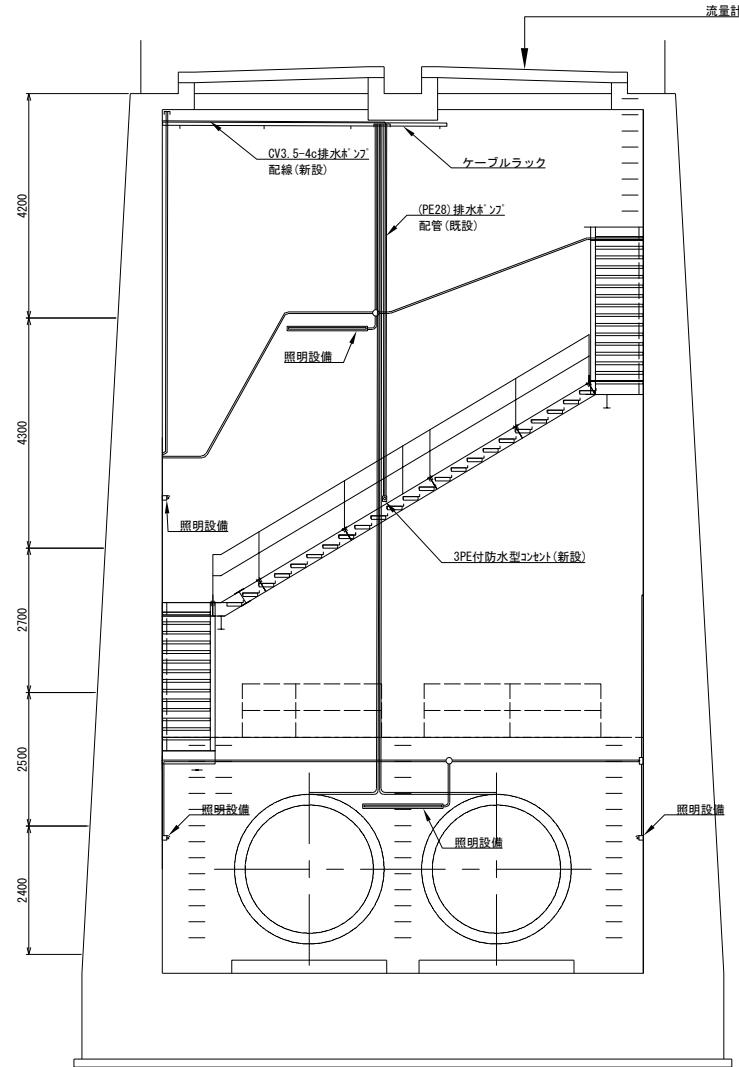

流量計室断面図 B

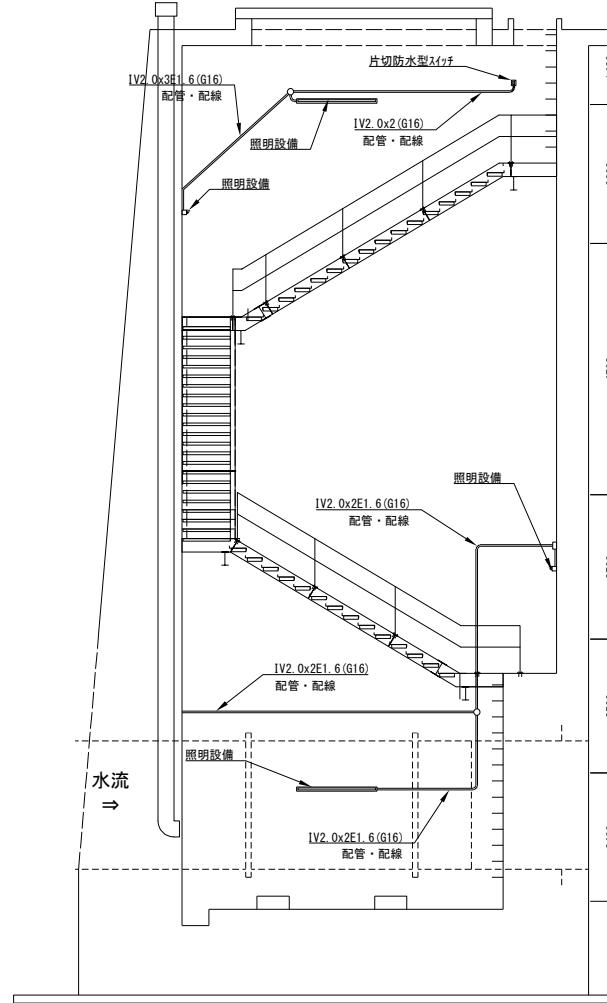

対象数量表(据付)


名称	単位	垂 直	水 平	計	備考
CV 3.5sq-4c	m	6.7		6.7	露出配管
CV 3.5sq-4c	m		4.1	4.1	ケーブルラック
3PE付防水型コンセント	個	1.0		1.0	

工事名	一号接合井流量計室排水ポンプ取替工事	
名 称	一号接合井流量計室内配管・配線図(据付)	縮尺 1:50
登録番号	一	整理番号 参考図-5
独立行政法人水資源機構	利根導水総合管理所	


## 仮設足場図

S=1:50

### 流量計室断面図 A

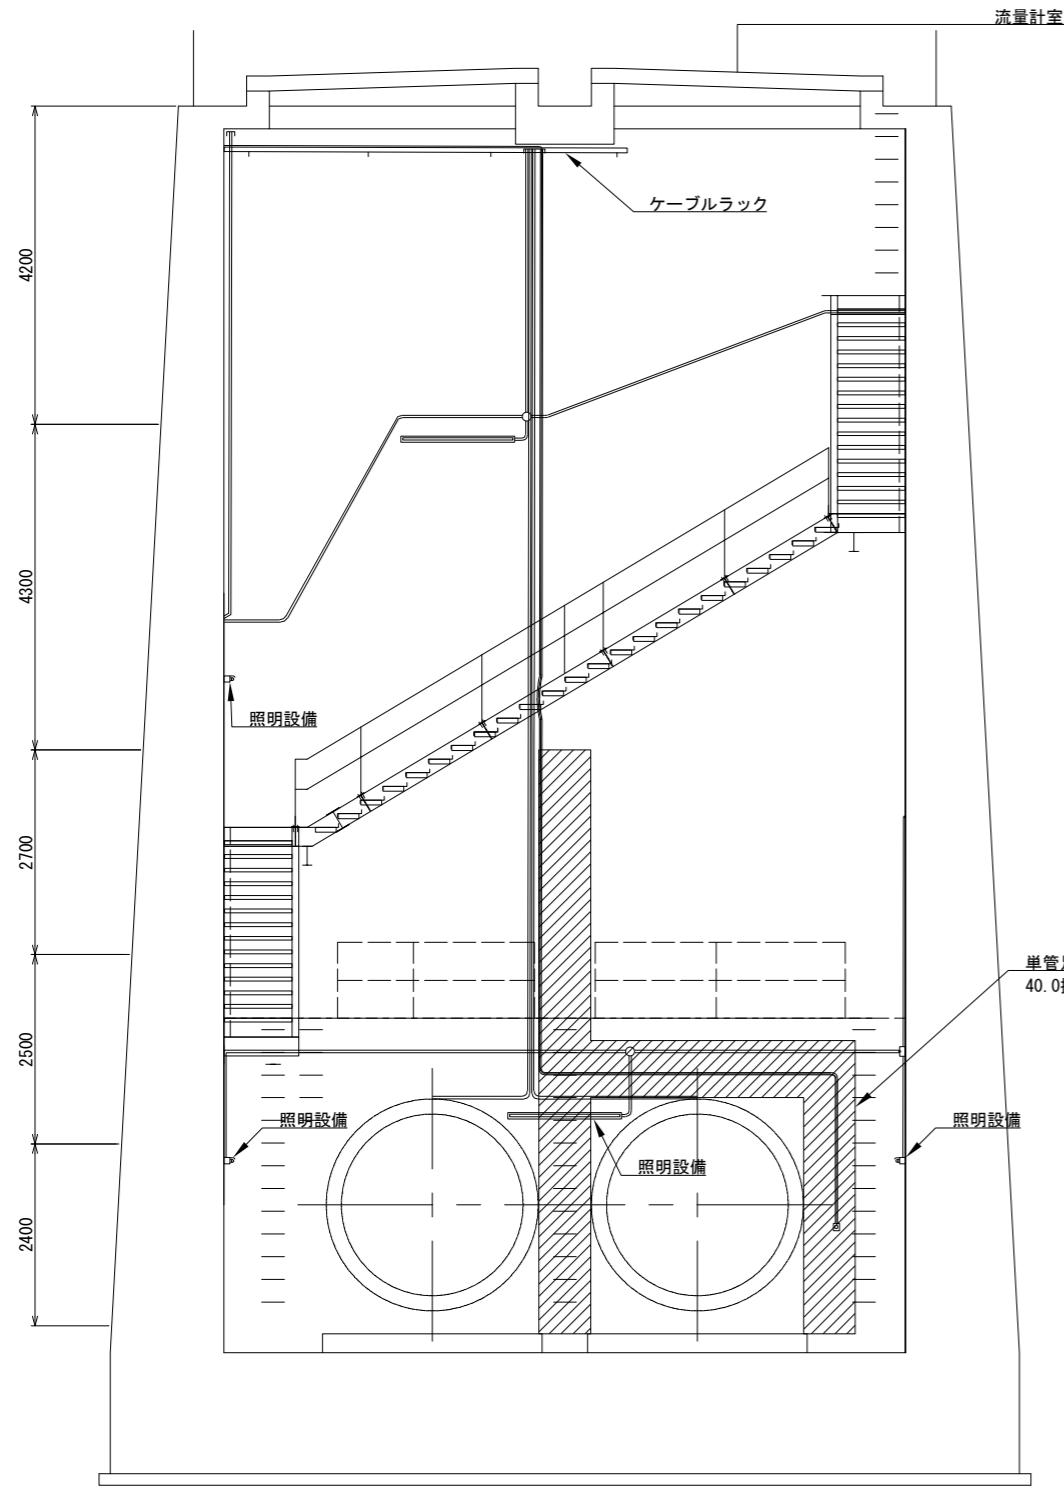

## 流量計室断面図 B

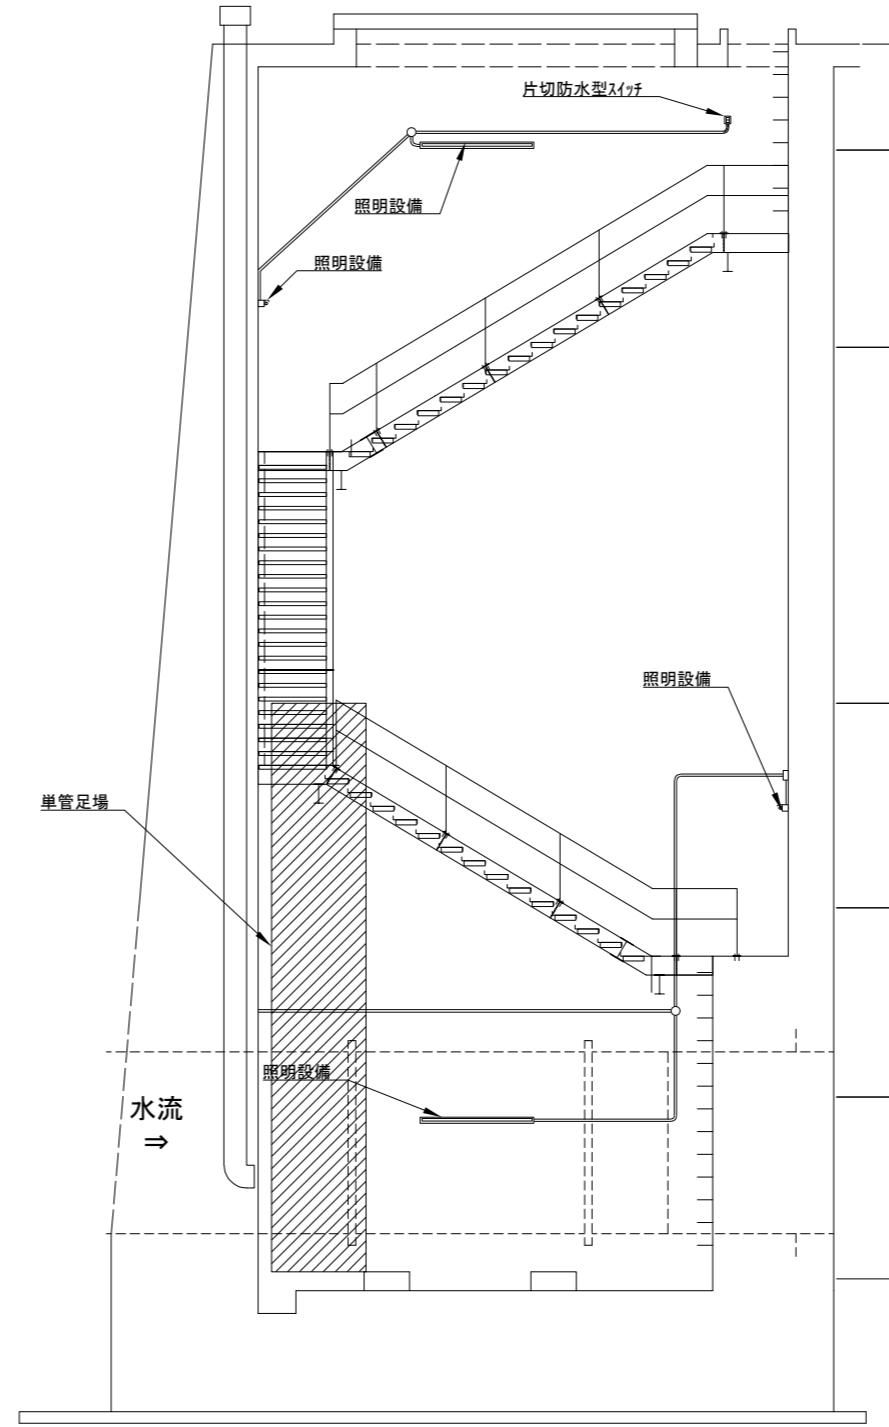

## 注意事項

1. 適用  
この図面は、一号接合井流量計室排水ポンプ取替工事の仮設足場図に適用する。
  2. 単位  
構造寸法は特に示さない限りmm単位で示す。


工事名	一号接合井流量計室排水ポンプ取替工事	
名 称	仮設足場図	
登録番号	—	整理番号 参考図－6
独立行政法人水資源機構	利根導水総合管理所	

# クレーン配置図

1:100

## 注意事項

- 適用  
この図面は、一号接合井流量計室排水ポンプ取替工事のクレーン配置図に適用する。
- 単位  
測点はm単位で示し、構造寸法は特に示さない限りmm単位で示す。

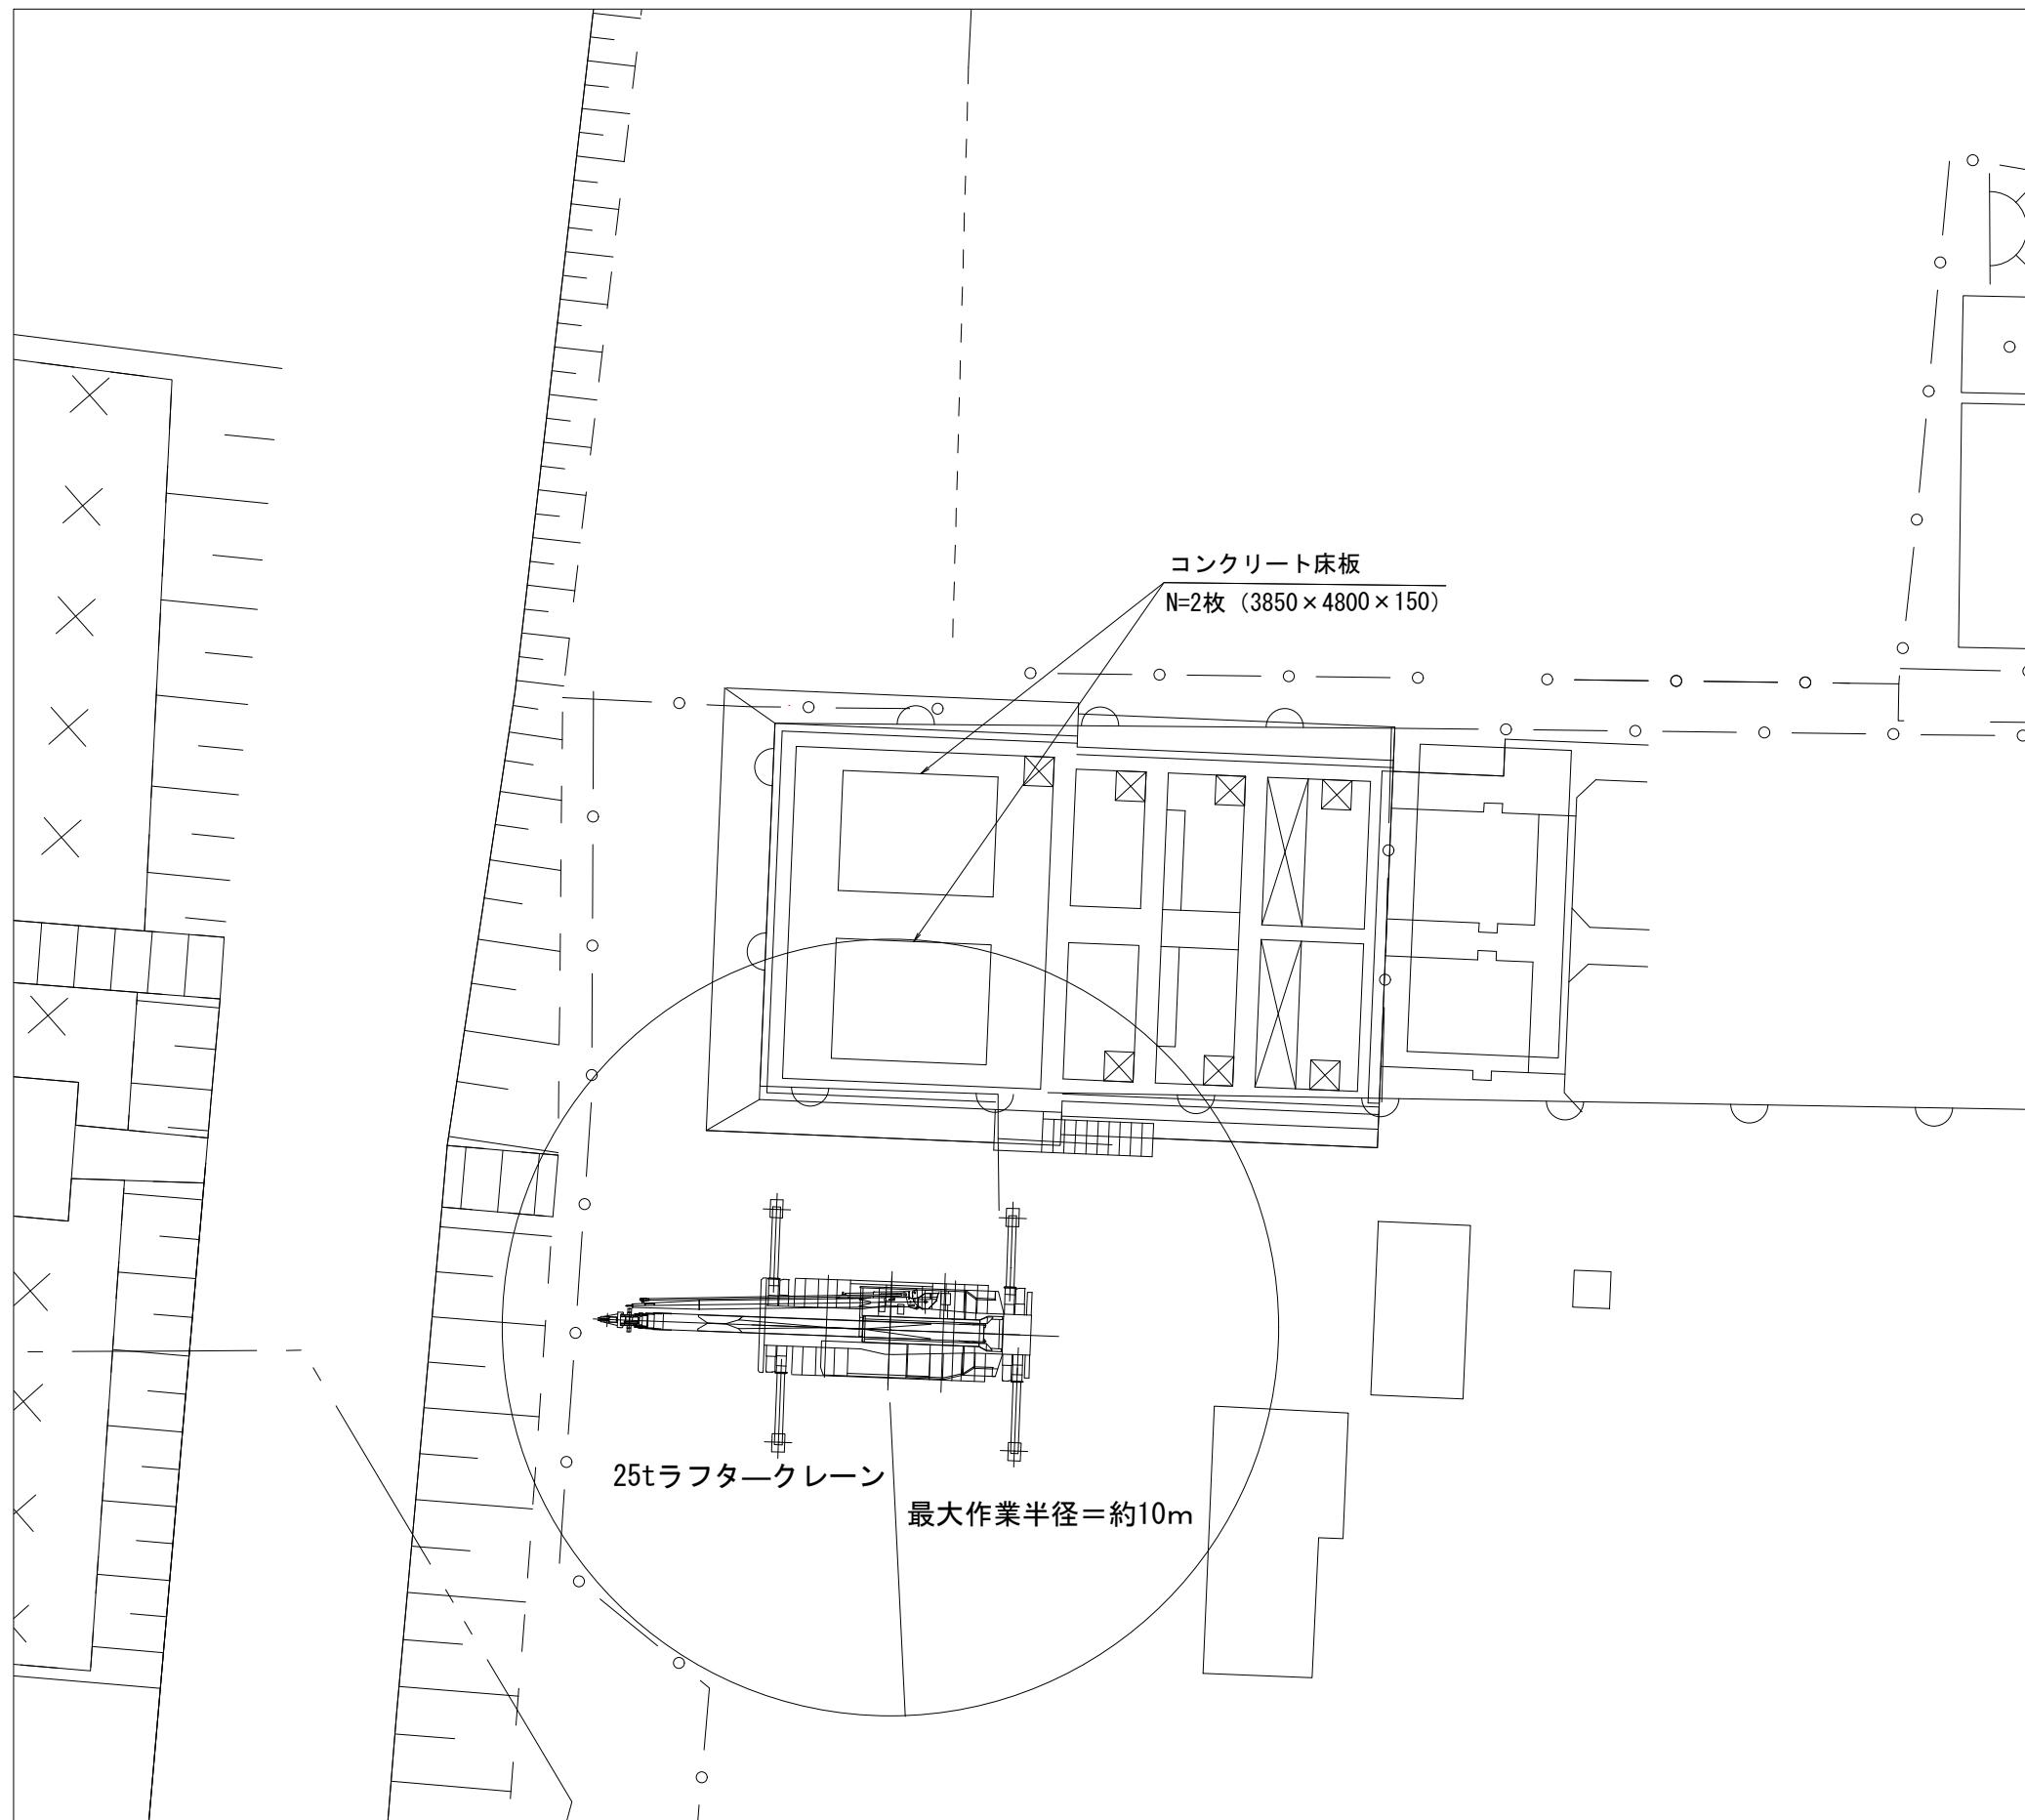

工事名	一号接合井流量計室排水ポンプ取替工事	
名 称	クレーン配置図	
縮尺	1:100	
登録番号	一	整理番号 参考図-7

独立行政法人水資源機構 利根導水総合管理所